



COMUNE DI VINCI
Provincia di Firenze

Settore 3 - Uso e Assetto del territorio
Servizio Lavori Pubblici

Riqualificazione impianto sportivo
Petroio, Vinci
via Villa Alessandri

LOTTO N° 1- PROGETTO ESECUTIVO

Data:
agosto 2020

Oggetto: STATO ATTUALE
Spogliatoi e servizi area nord scala 1:100

Tavola:
5

Il Responsabile del Procedimento
Ing. Claudia Peruzzi

Progettazione opere edili
Progettazione impianto termico
Sicurezza

Progettazione impianto elettrico

Studio Tecnico
ALESSANDRO SCAPPINI
Ingegnere


Studio Tecnico
SALVAGGIO SAMUELE & MARCHETTI DANIELE
Periti Industriali

VIA L. GHERARDINI n°47 - EMPOLI (FI) - CAP 50053
TEL. FAX 0571/981111 - 0571/981112 - Email: info@scappiniassociati.it


VIALE TOGLIATTI n°66 - SOGUSANA - VINCI (FI) - CAP 50059
TEL. FAX 0571/981116 - Email: salvaggio@marchetti.it

p.za Leonardo da Vinci, 29 - 50059 Vinci - tel. 05719331 - fax 057156388 - http://www.comune.vinci.fi.it
vinci@comune.vinci.fi.it - comune.vinci@postacert.toscana.it
C.F.82003210489 - P.I. 01916730482

STATO ATTUALE 1: 100

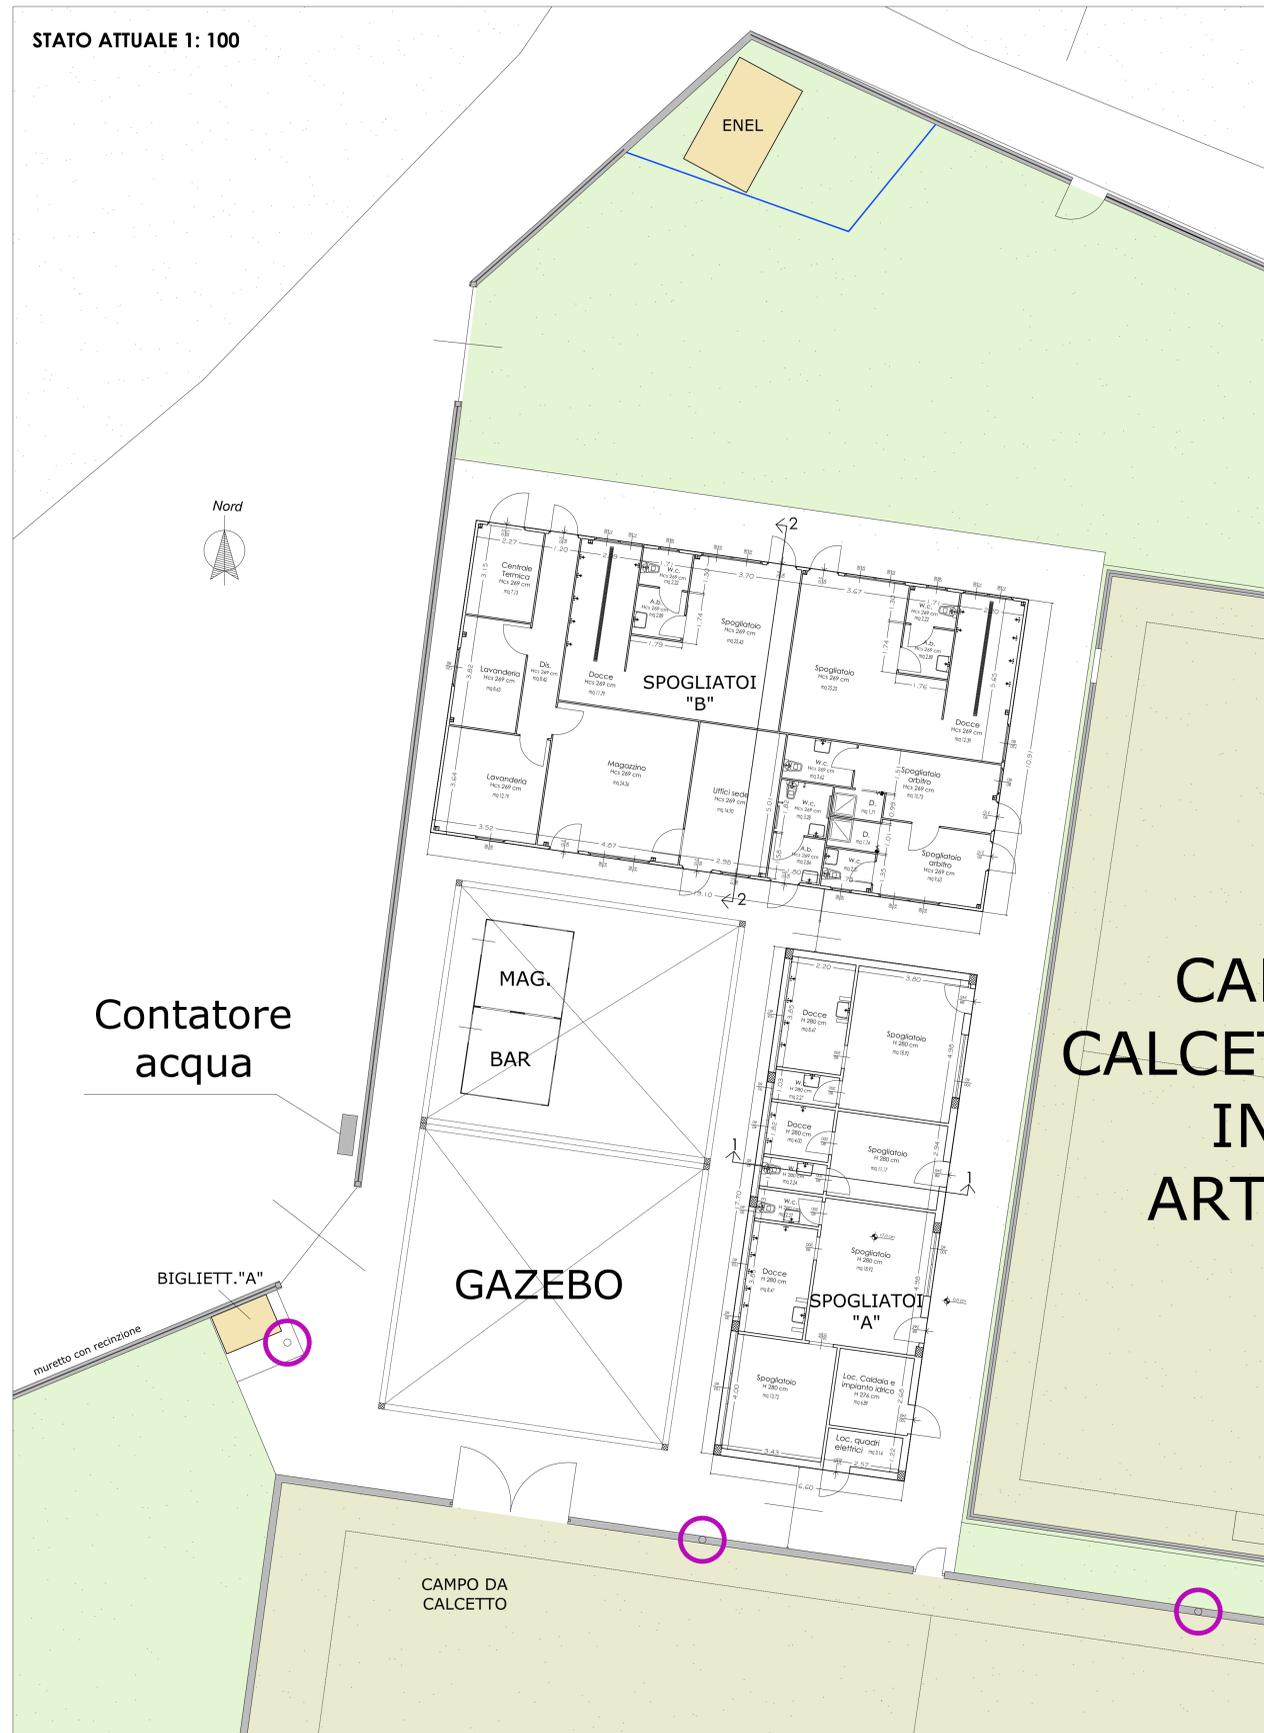


VISTE D'INSIEME

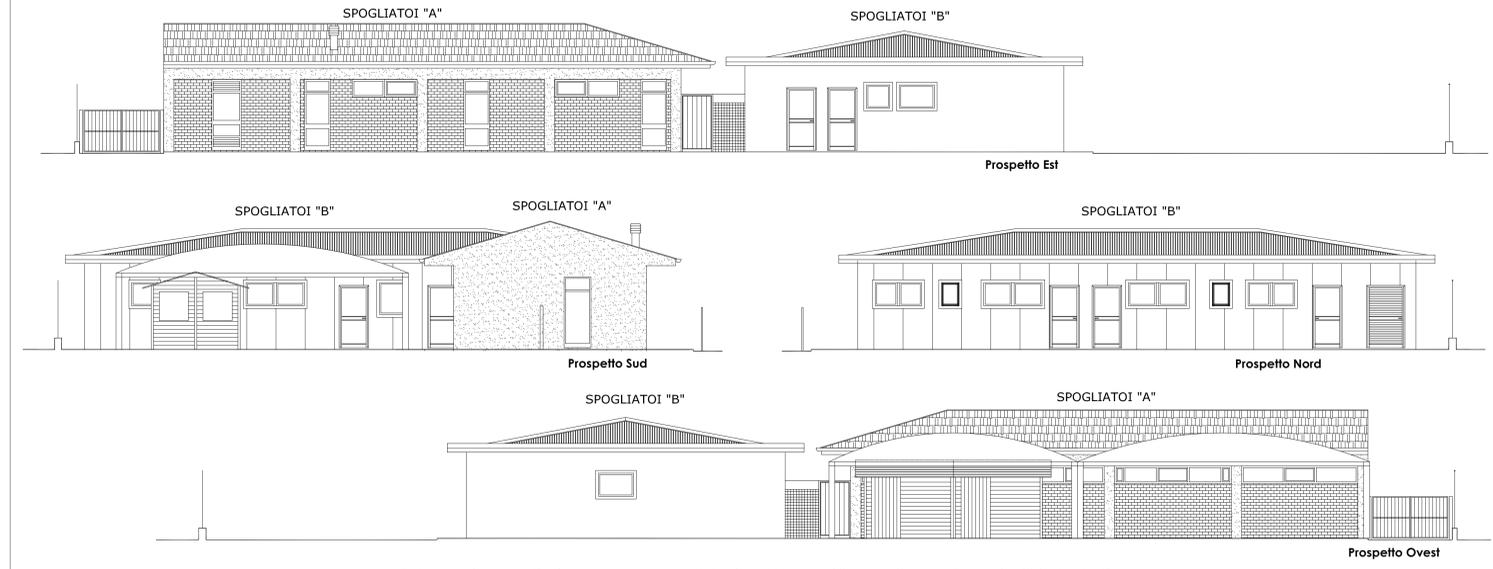


Nota: Le chiusure verticali del gazebo non sono state disegnate per facilitare la lettura grafica degli edifici retrostanti

SPOGLIATOI "A"

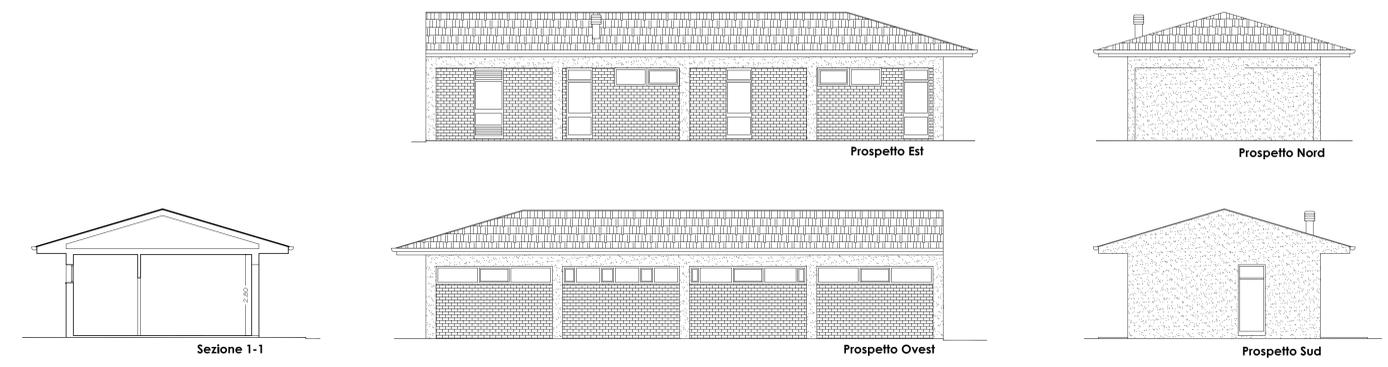

SPOGLIATOI "B"

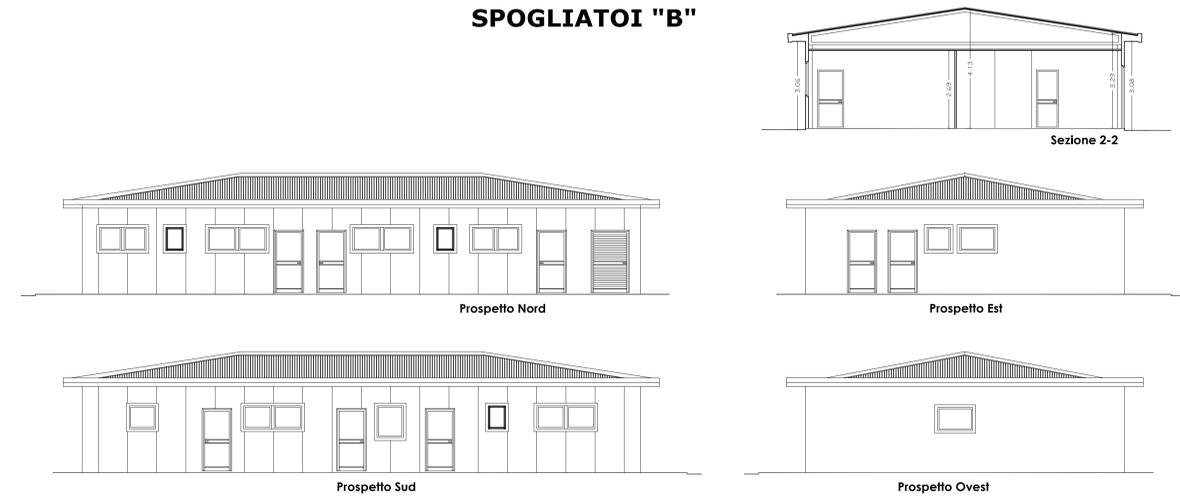

SETTORE OGGETTO DI RAPPRESENTAZIONE