



**COMUNE DI VINCI**  
Provincia di Firenze

Settore 3 - Uso e Assetto del territorio  
Servizio Lavori Pubblici

**Riqualificazione impianto sportivo**  
Petroio, Vinci  
via Villa Alessandri

**LOTTO N° 1- PROGETTO ESECUTIVO**

Data:  
agosto 2020

Oggetto: STATO SOVRAPPOSTO  
Spogliatoi e servizi area nord scala 1:100

Tavola:  
**7**

Il Responsabile del Procedimento  
Ing. Claudia Peruzzi

Progettazione opere edili  
Progettazione impianto termico  
Sicurezza

**Studio Tecnico**  
**ALESSANDRO SCAPPINI**  
Ingegnere

VIA L. GHERARDINI n°47 - EMPOLI (FI) - CAP 50053  
TEL. FAX 057198116 - 057198122 - E-mail: info@studioalessandroscappini.it

Progettazione impianto elettrico

**Studio Tecnico**  
**SALVAGGIO SAMUELE & MARCHETTI DANIELE**  
Periti Industriali

VIALE TOGLIATTI n°68 - SOVIGLIANA - VINCI (FI) - CAP 50059  
TEL. FAX 057198116 - 057198122 - E-mail: salvaggio@studioalessandroscappini.it



p.za Leonardo da Vinci, 29 - 50059 Vinci - tel. 05719331 - fax 057156388 - http://www.comune.vinci.fi.it  
vinci@comune.vinci.fi.it - comune.vinci@postacert.toscana.it  
C.F.82003210489 - P.I. 01916730482

**STATO SOVRAPPOSTO 1: 100**

**LEGENDA INTERVENTI**


- F. adeguamento di spogliatoio e bagno w.c. esistenti e formazione di bagno w.c. per l'utilizzo di soggetti a limitata capacità motoria a servizio della tribuna e del locale di primo soccorso, oltre alla realizzazione di un bagno per il bar
- G. Previsione di nuova pavimentazione per gli uffici e per i bagni w.c.

- Nord
- EDIFICI PRINCIPALI
  - MANUFATTI SECONDARI
  - CONSTRUZIONE / INSTALLAZIONE
  - DEMOLIZIONE / RIMOZIONE
  - NUMERO DEL LOCALE SUL QUALE SI INTERVIENE (SI VEDA COMPUTO METRICO)
  - NUMERO VARCO / CANCELLO

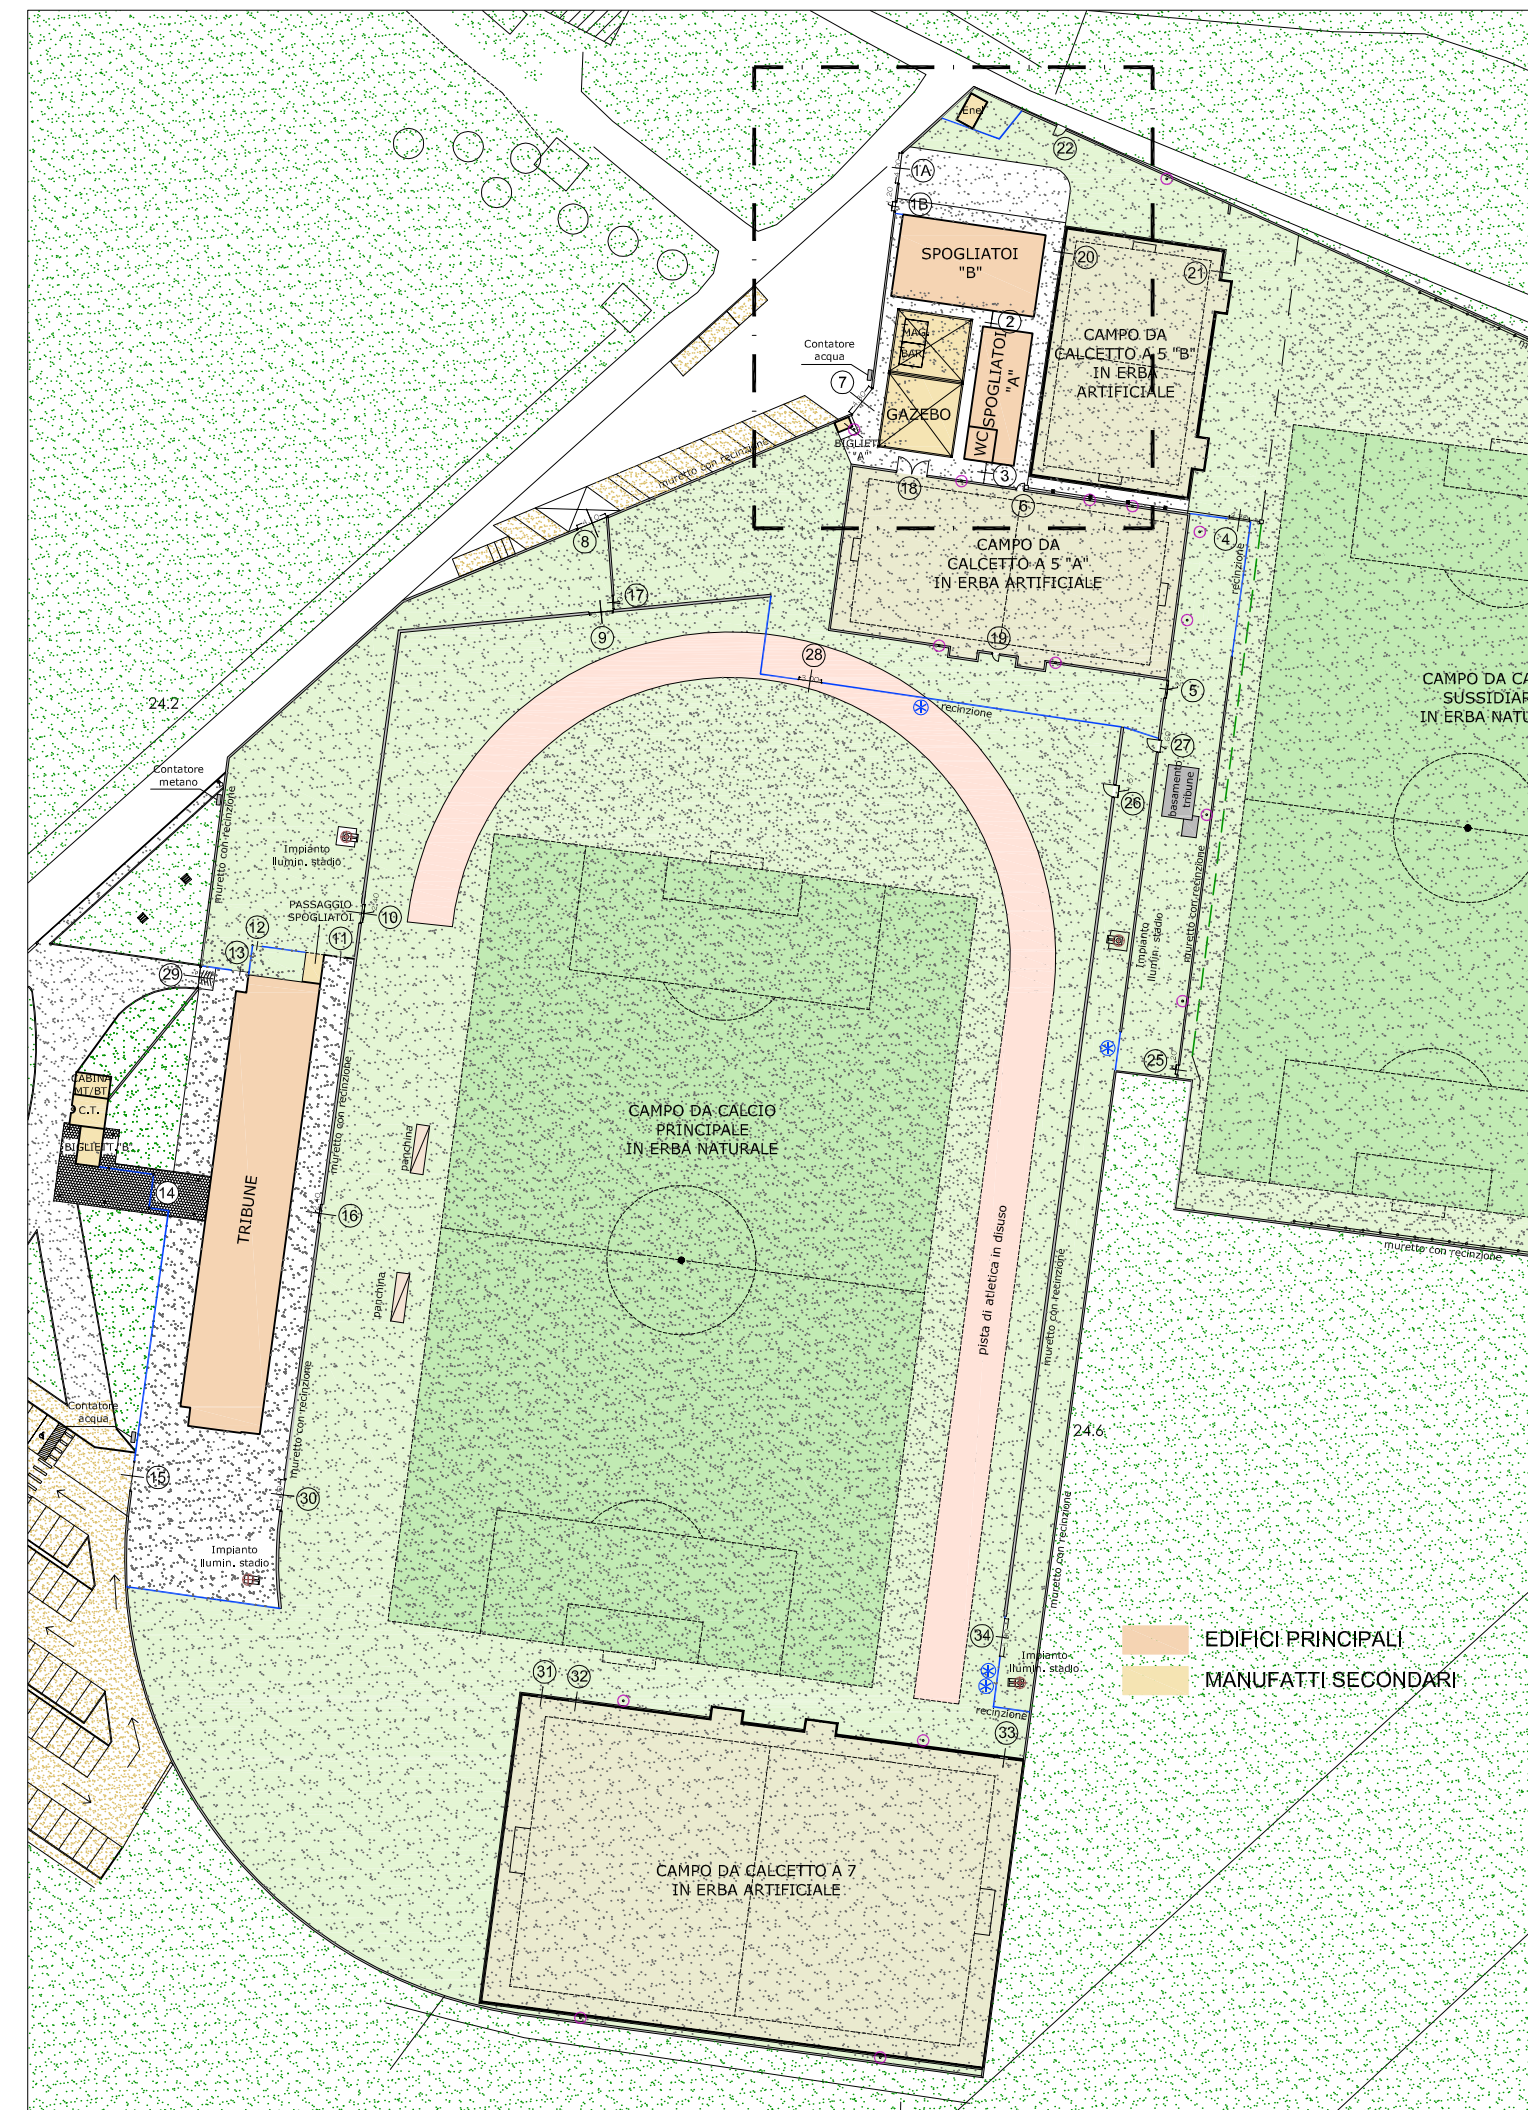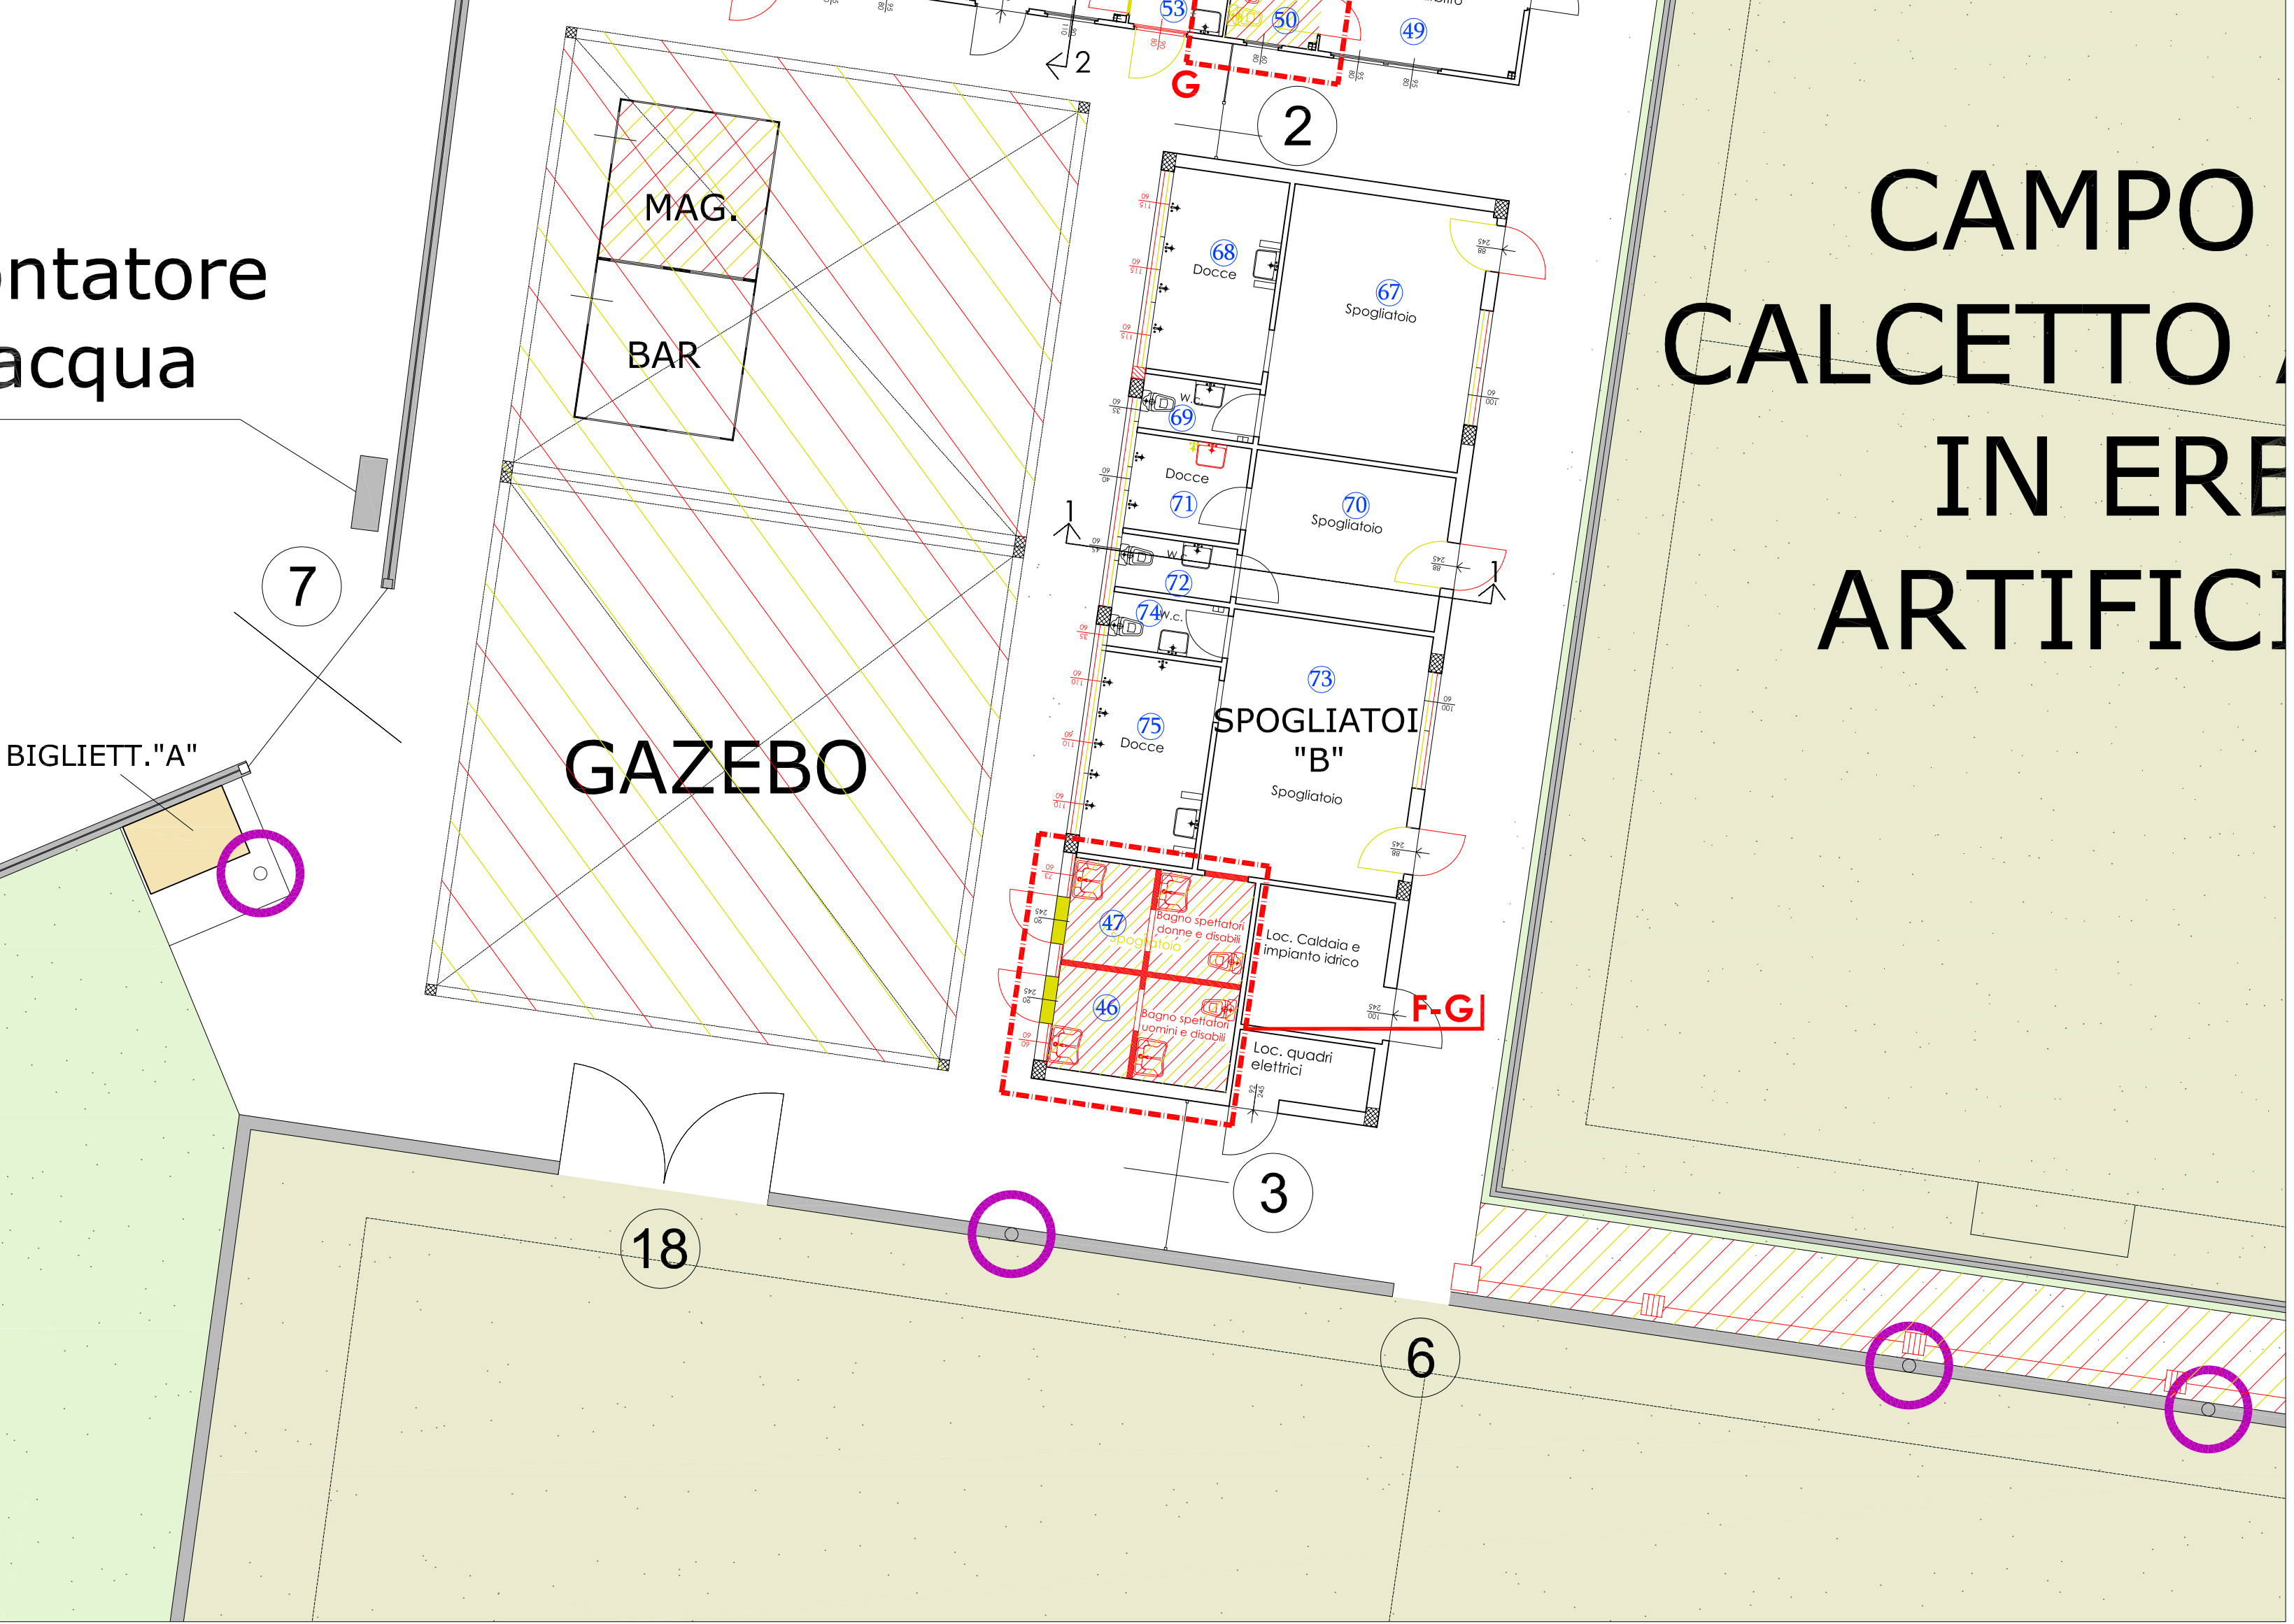


SETTORE OGGETTO DI RAPPRESENTAZIONE

**VISTE D'INSIEME**

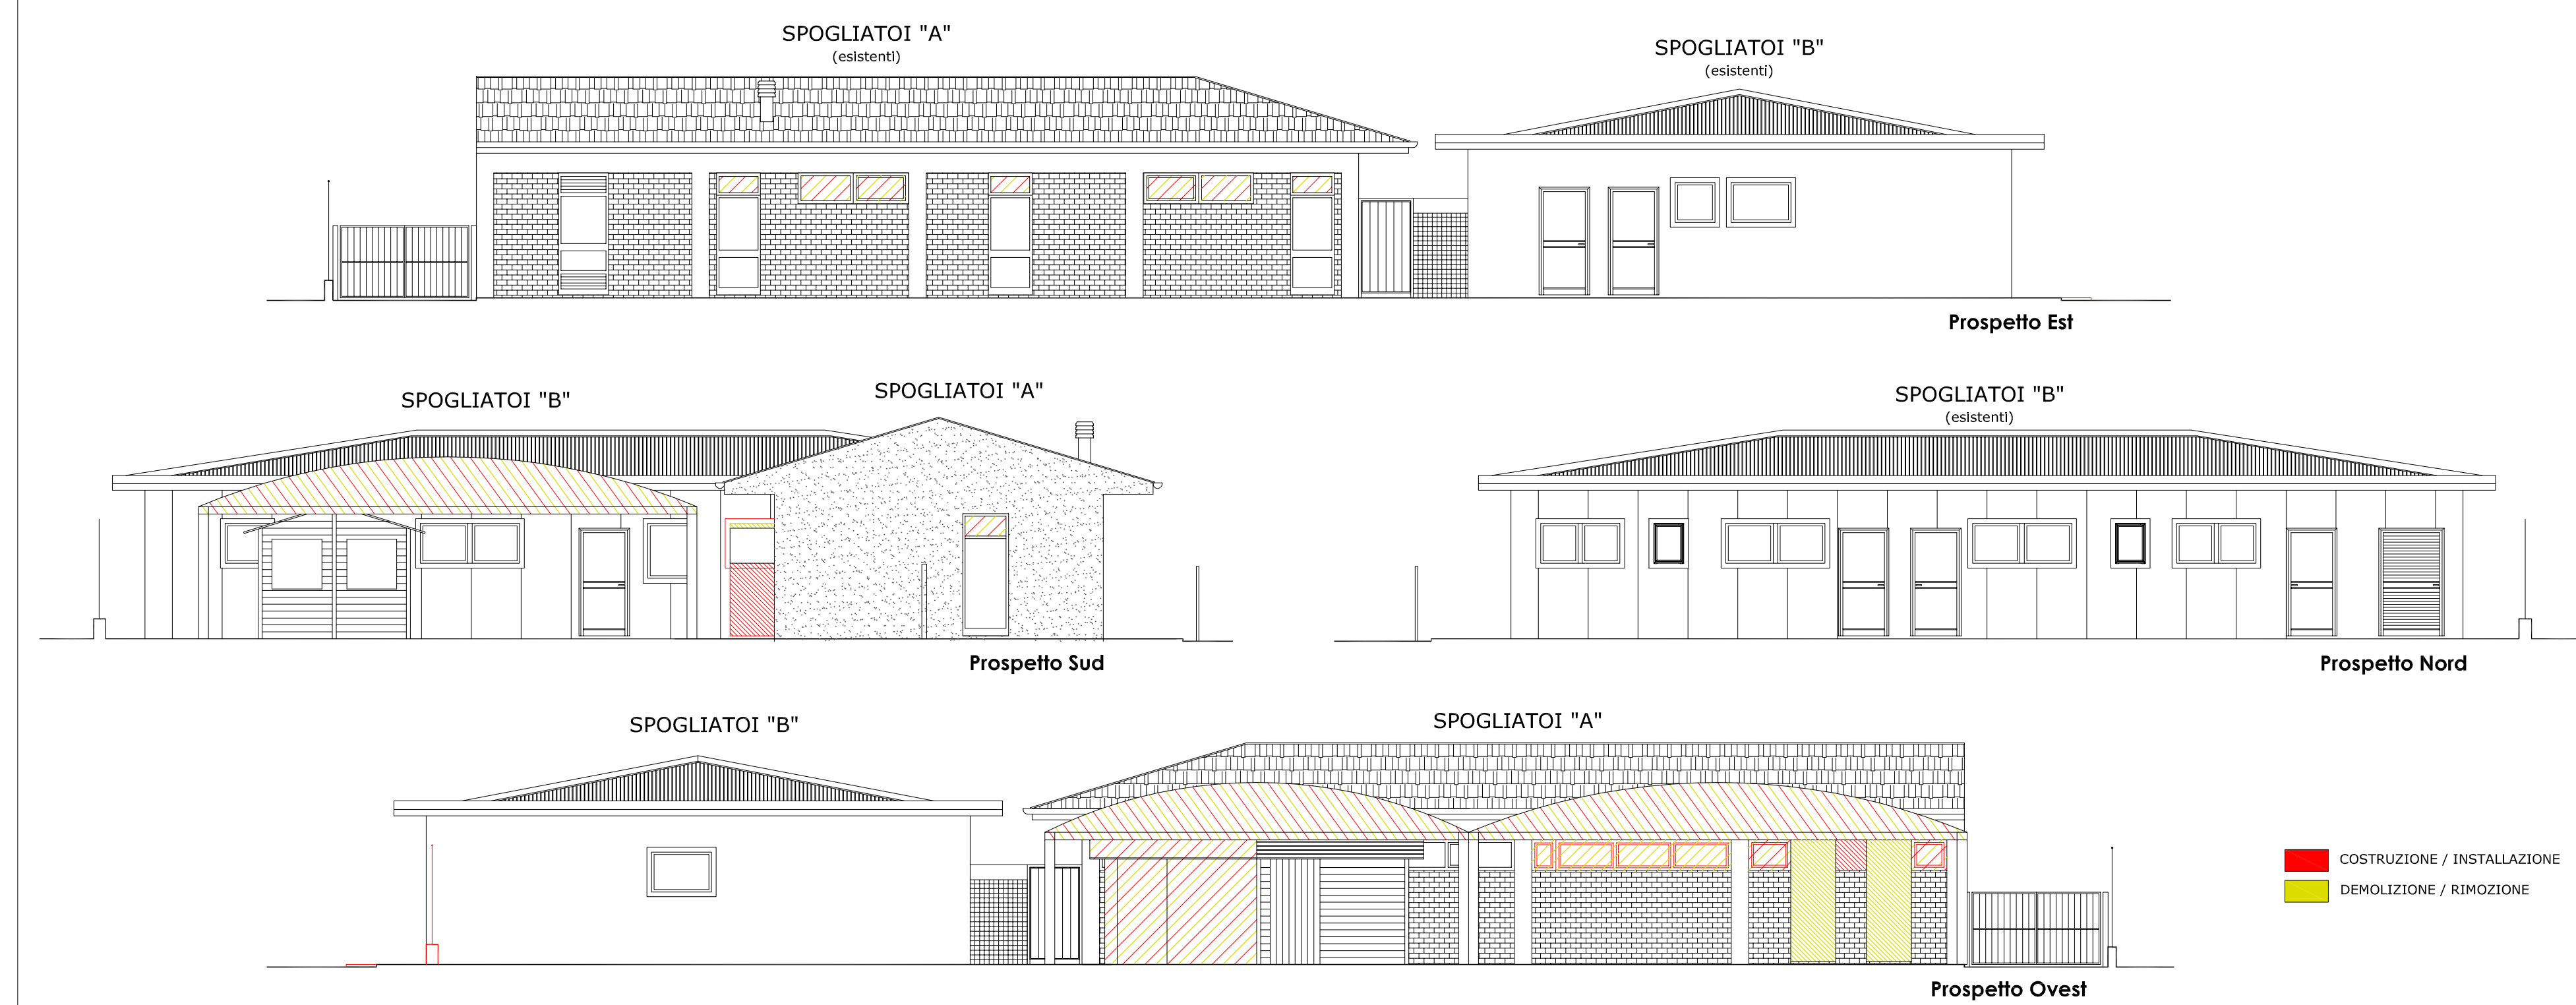

Nota: Le chiusure verticali del gazebo non sono state disegnate per facilitare la lettura grafica degli edifici retrostanti

**SPOGLIATOI "A"**

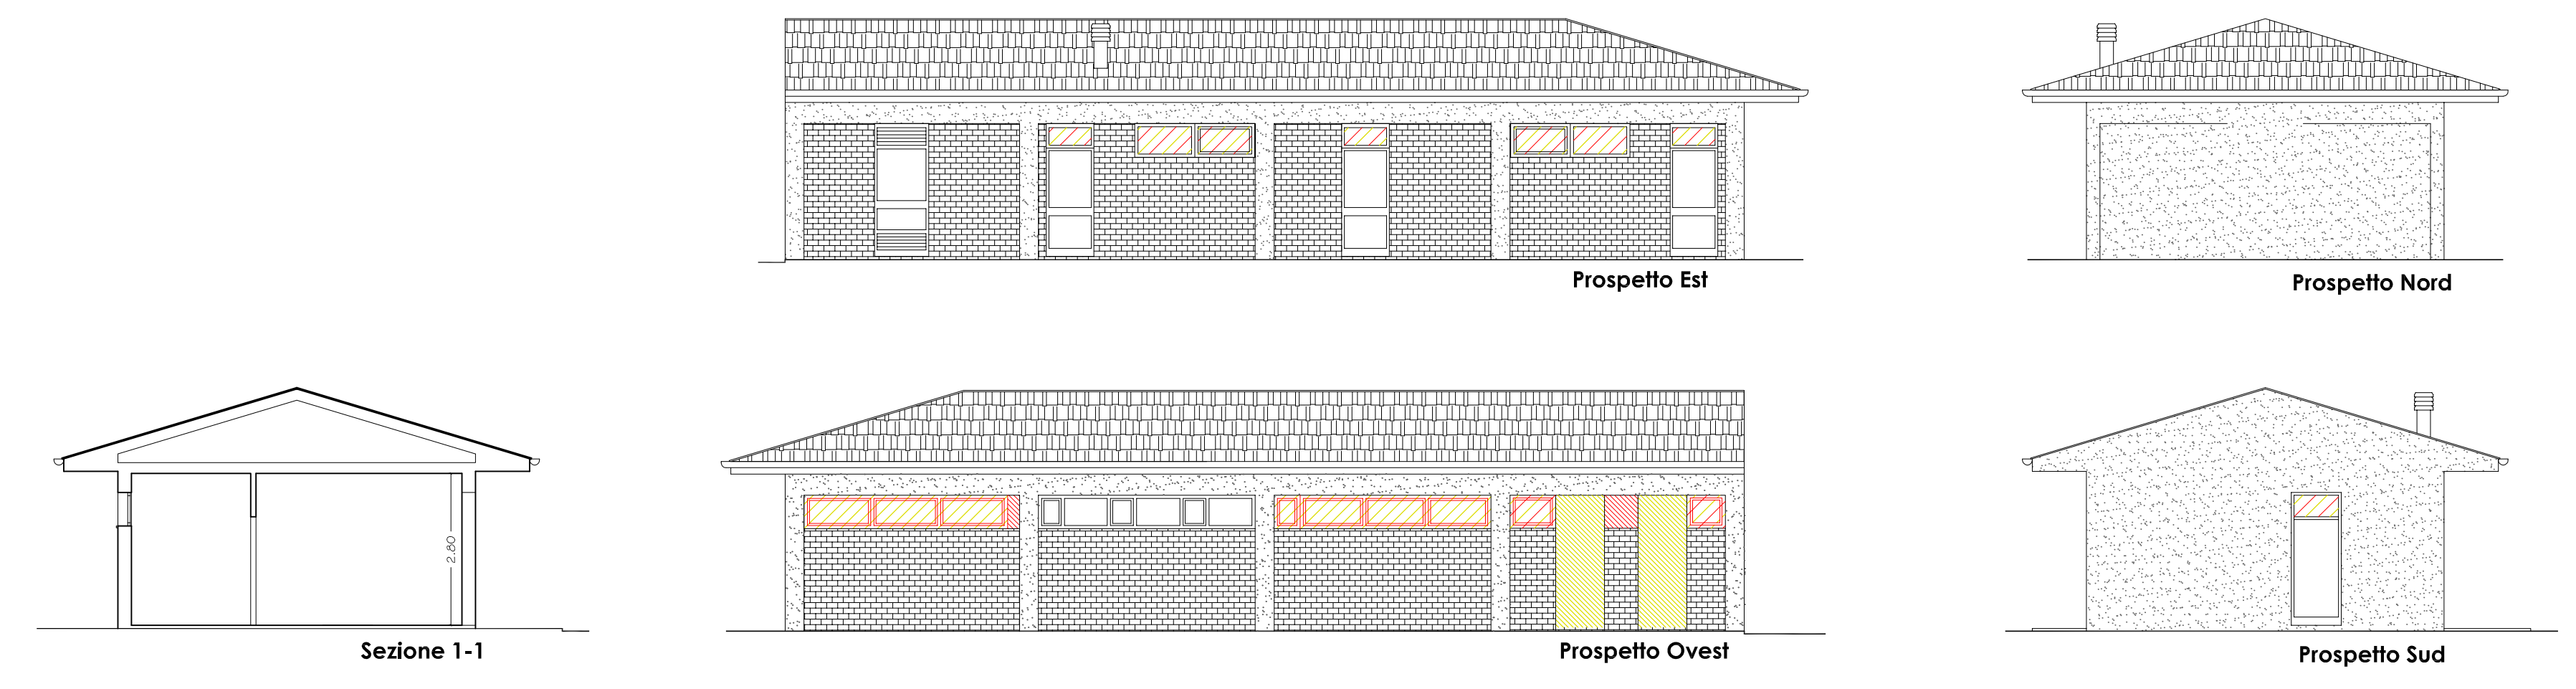

**SPOGLIATOI "B"**

