
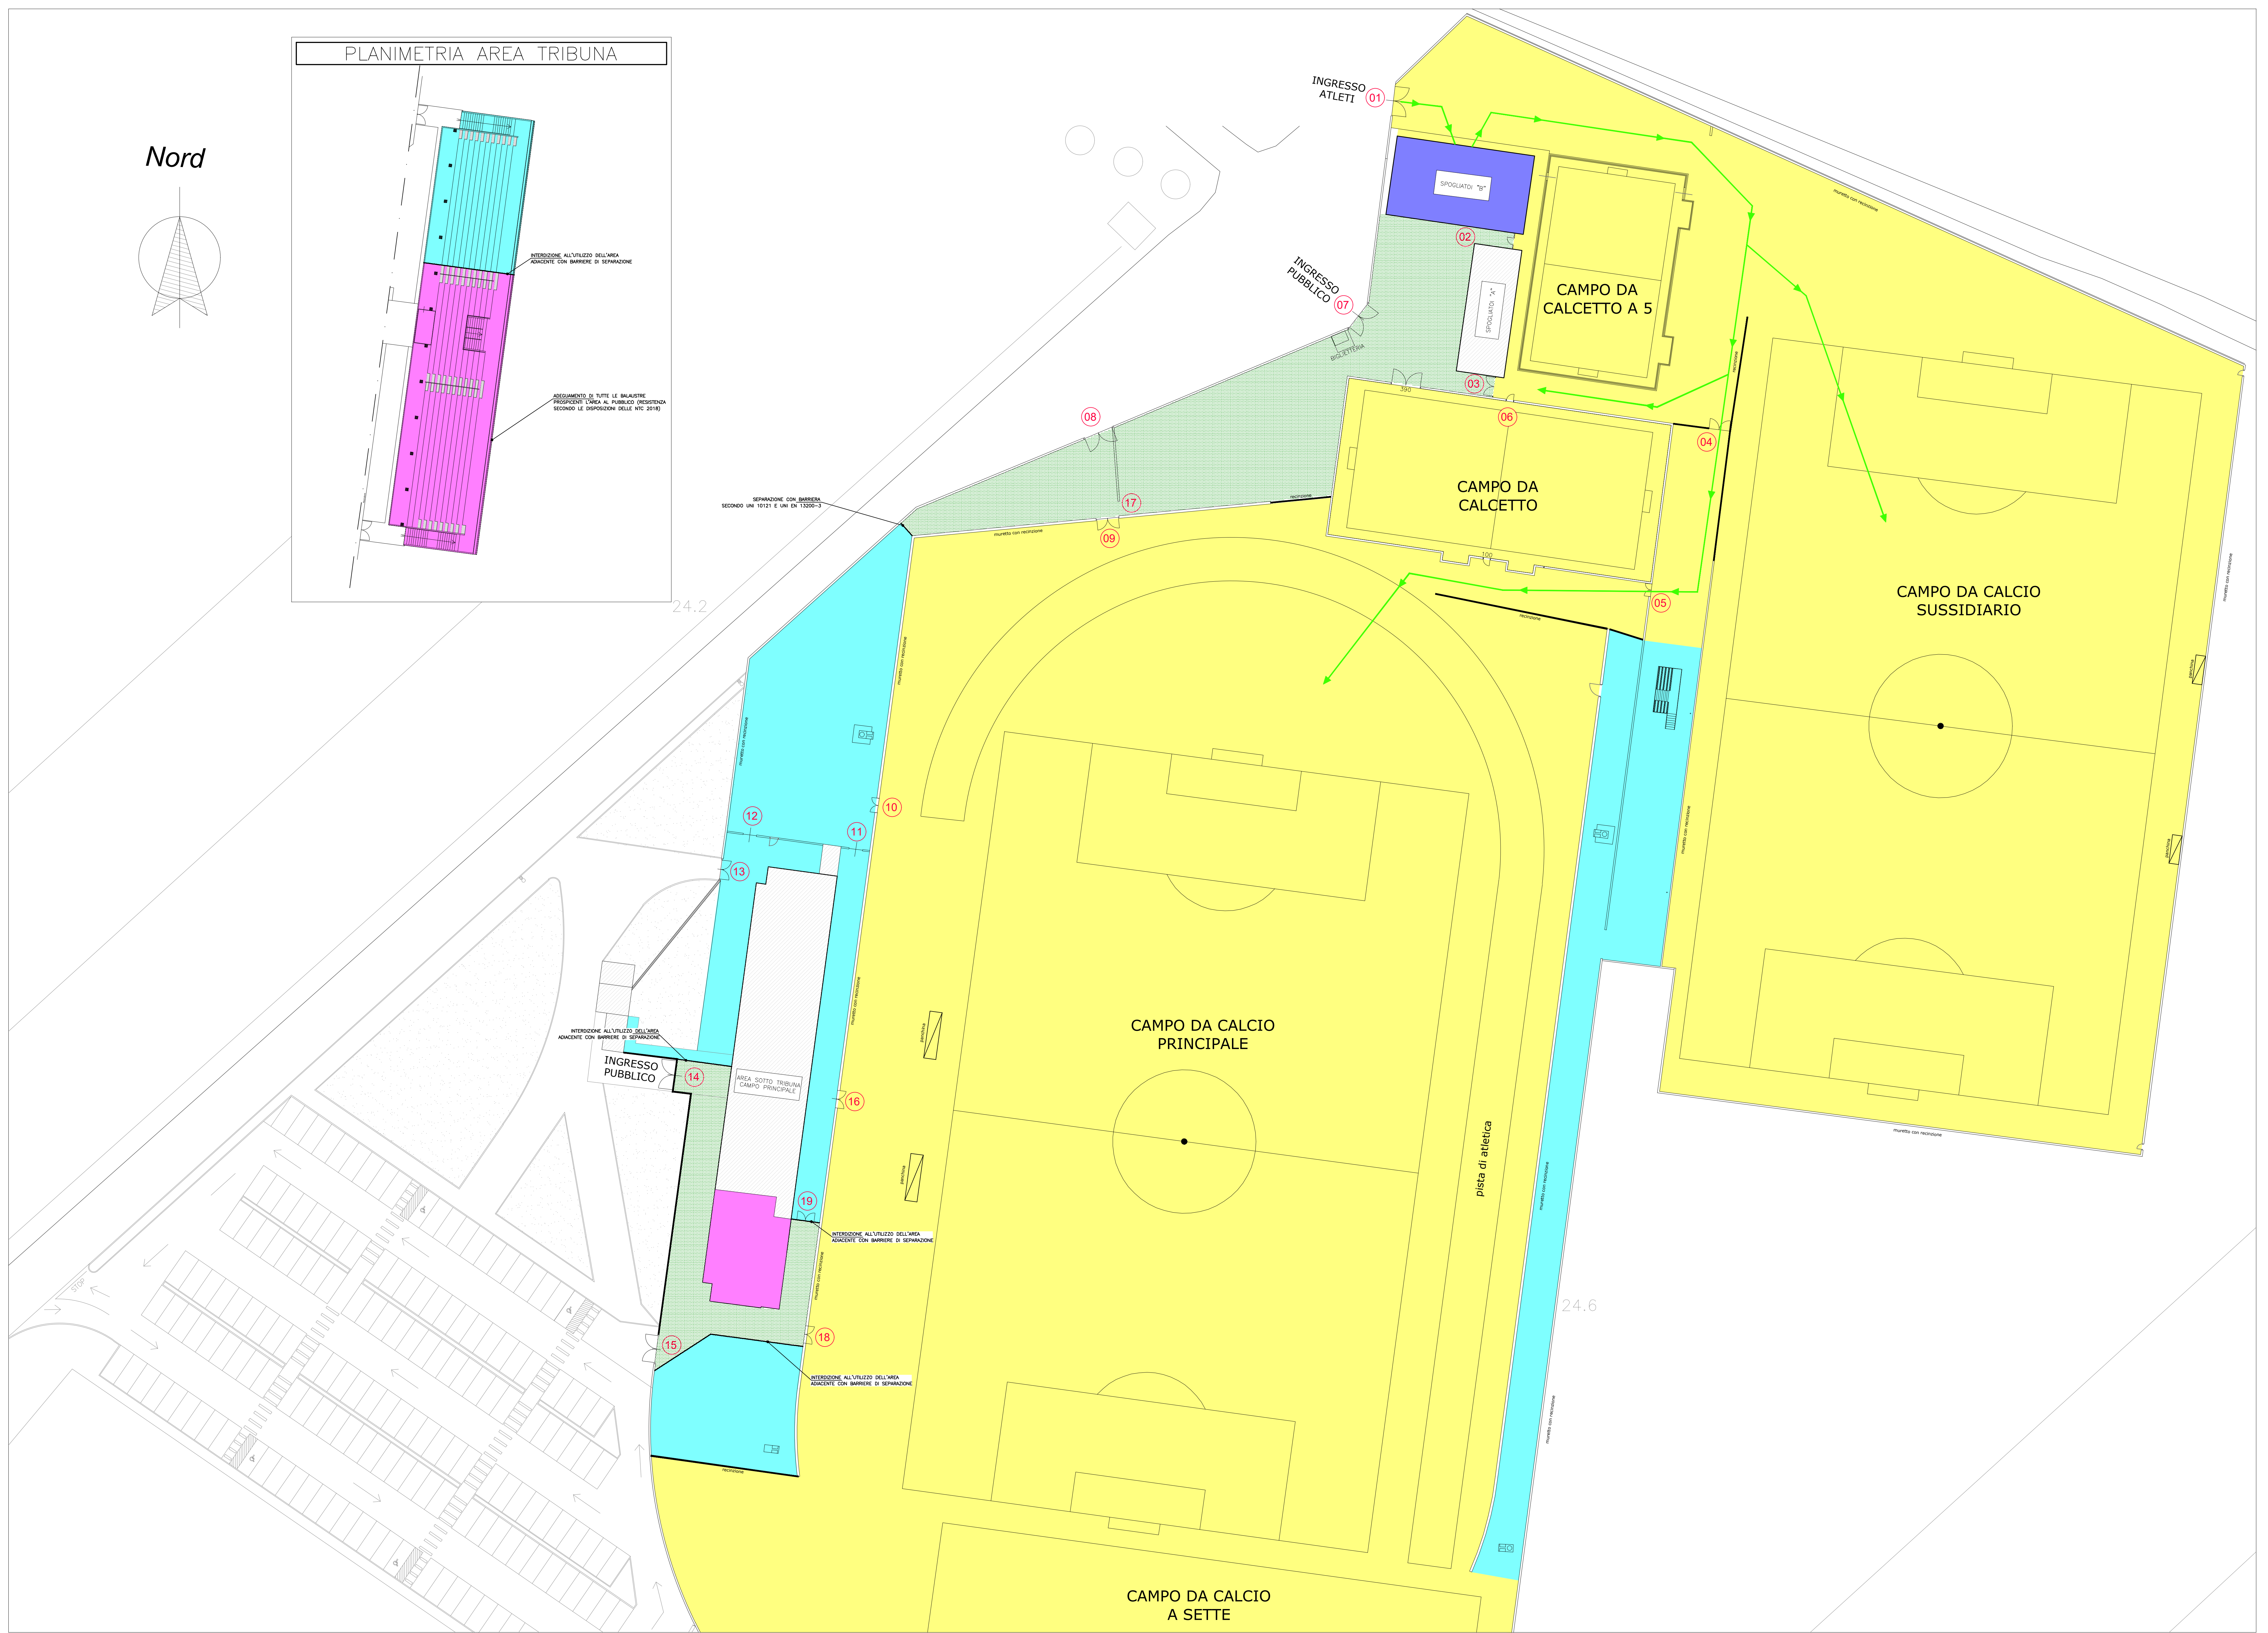
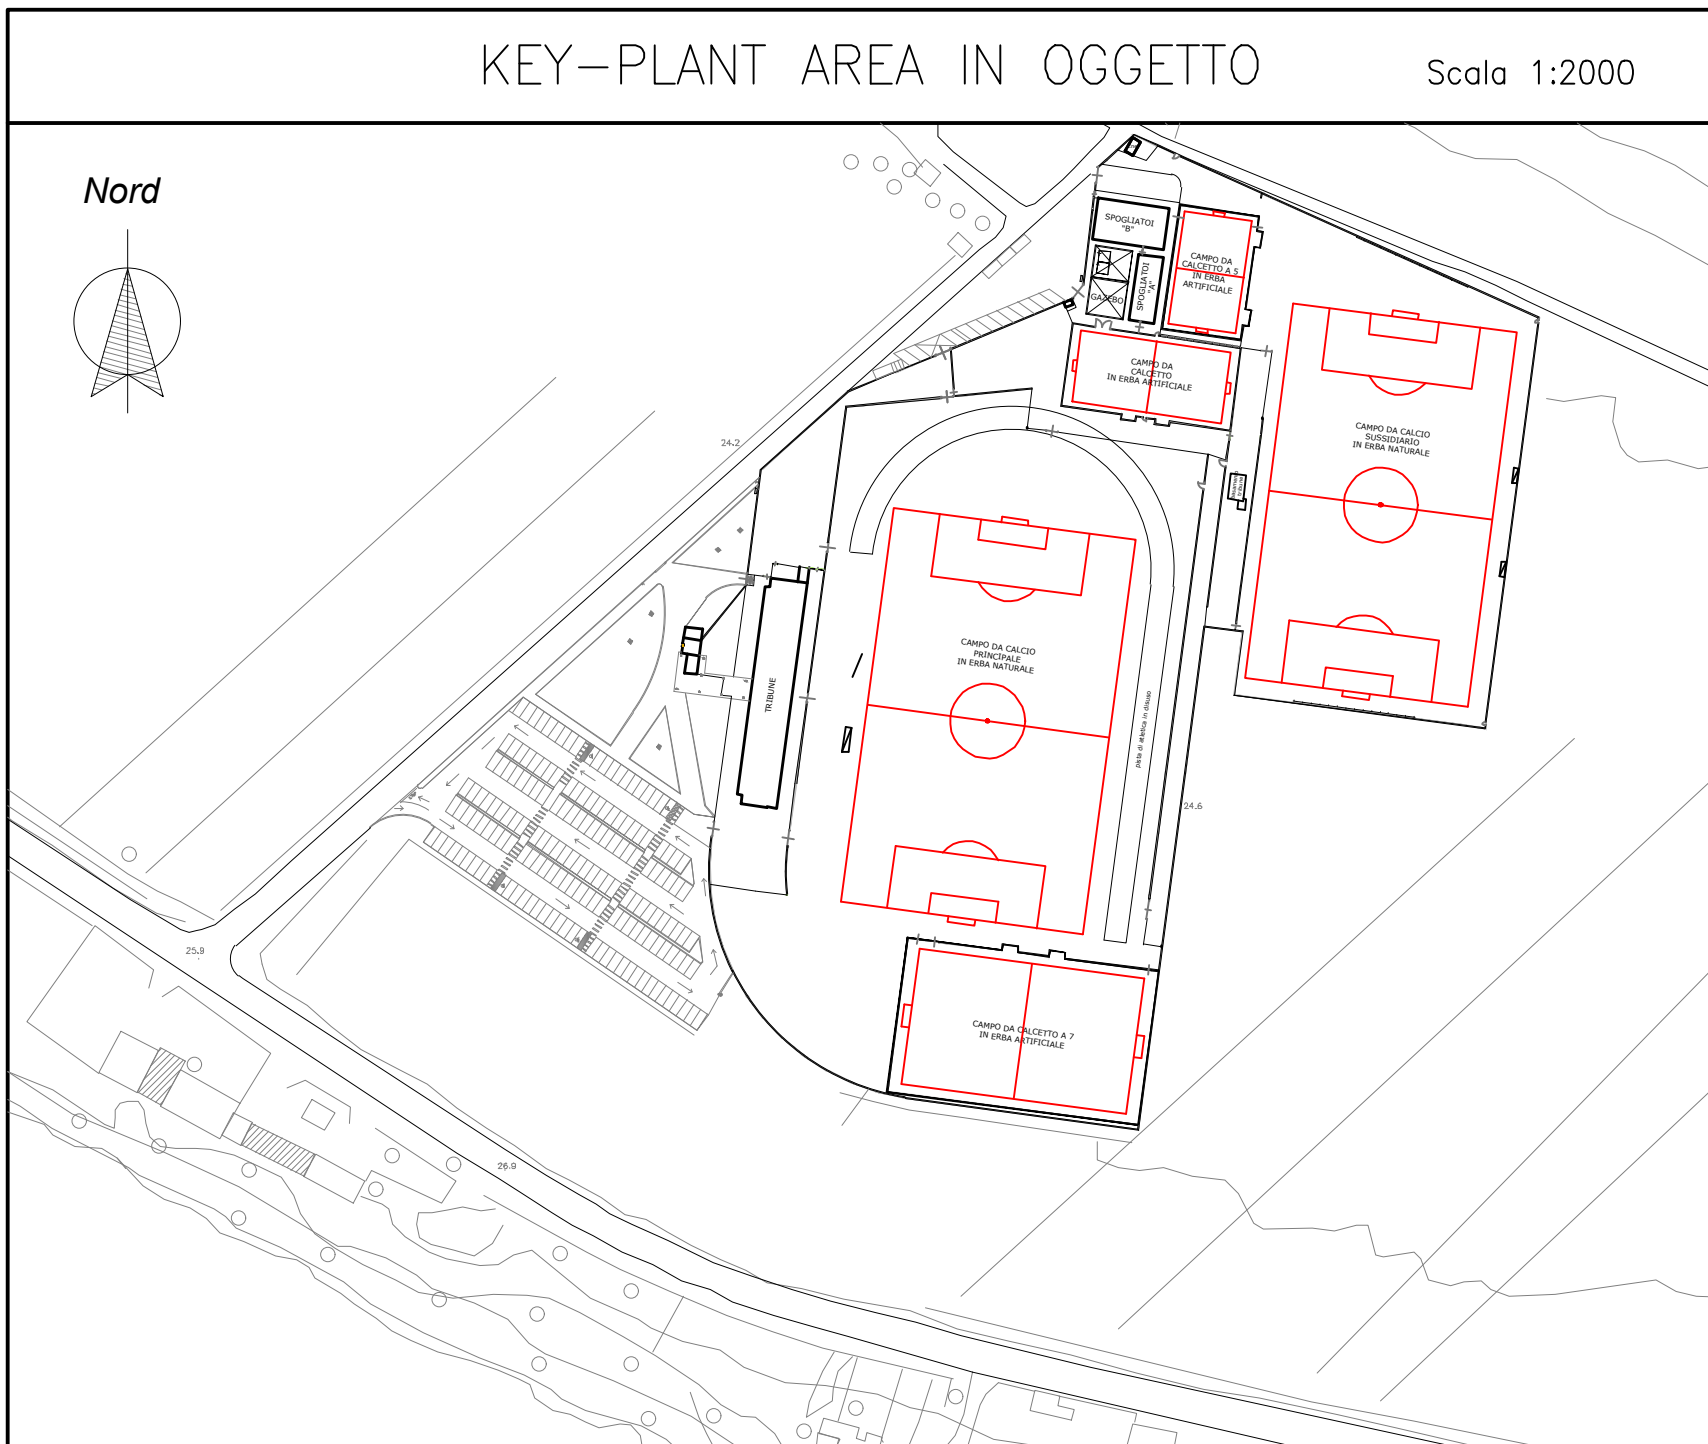
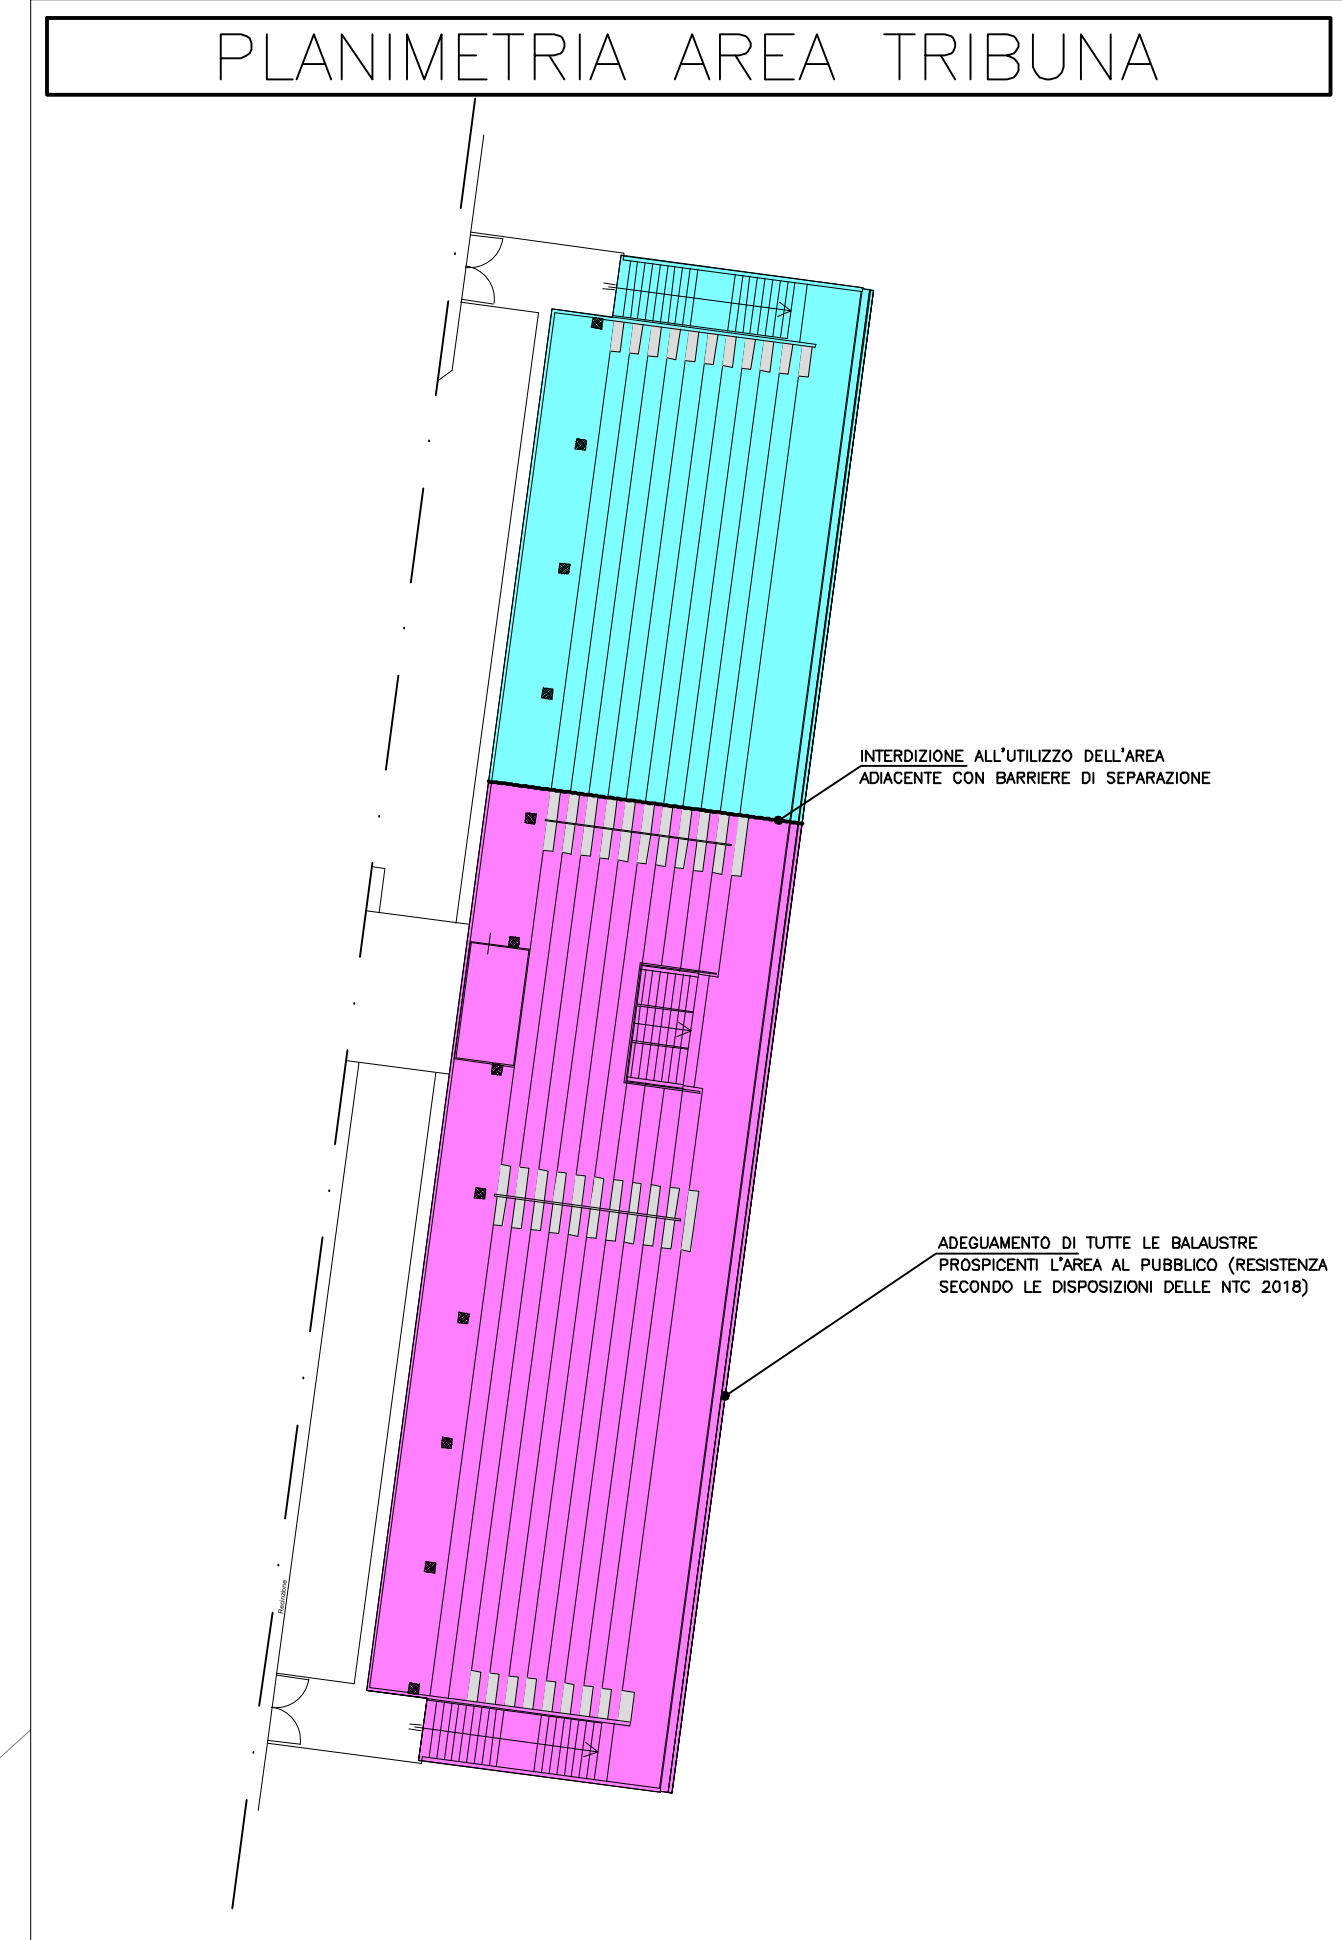


TABELLA DI IDENTIFICAZIONE AREE DI COMPETENZA

- TRIBUNA, SERVIZI IGIENICI, BAR E AREA UTILIZZATA DAL PUBBLICO VEDI TAVOLA "A1.1"
- SPOGLIATOI BLOCCO "B" UTILIZZATI DAGLI ATLETI VEDI TAVOLA "A1.2"
- AREA ESTERNA UTILIZZATA DAGLI ATLETI
- AREA ESTERNA INIBITA AL PUBBLICO
- AREA ESTERNA UTILIZZATA DAL PUBBLICO
- AREA/STRUTTURA NON OGGETTO DELLA PRESENTE RICHIESTA DI PARERE DI FATTIBILITA' ED INTERDETTA ALL'UTILIZZO.

Nord

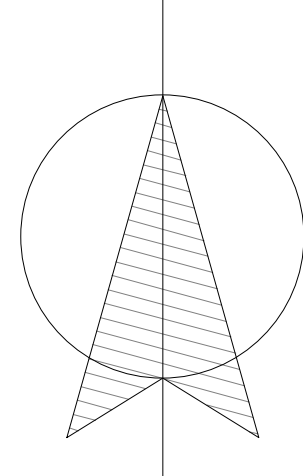

PLANIMETRIA GENERALE - Scala 1:300

LEGENDA SIMBOLI

SIMB.	DESCRIZIONE	SIMB.	DESCRIZIONE
(01)	Mantenimento varchi/cancelli		

NOTE:

- I VARCHI IDENTIFICATI CON IL N° 5, 17 DEVONO ESSERE MANTENUTI PERMANENTEMENTE APERTI E SOSTENUTI DA DONI QUALSIASI OSTACOLO PER PERMETTERE LA CORRETTA "FRUITIBILITA'" DELL'AREA.
 - PER L'UTILIZZO DEI CANCELLI DI SEPARAZIONE TRA ATLETI E PUBBLICO DEVE ESSERE SCRUPOLOSAMENTE SEQUITO QUANTO INDICATO DAL "PIANO OPERATIVO E GESTIONE DELLE EMERGENZE DEI VARCHI E DEI CANCELLI".
 - PER L'UTILIZZO DEI CANCELLI DI EVACUAZIONE DEGLI ATLETI E DEL PUBBLICO DEVE ESSERE SCRUPOLOSAMENTE SEQUITO QUANTO INDICATO DAL "PIANO OPERATIVO E GESTIONE DELLE EMERGENZE DEI VARCHI E DEI CANCELLI".
 - LA CONDIZIONE DELL'INTERO COMPLESSO SPORTIVO DEVE ESSERE CONFORME A QUANTO INDICATO NEL DOCUMENTO "COMUNICAZIONE RESISTENTE LA MESSA IN ESERCIZIO DEGLI IMPIANTI SPORTIVI".
 - IL RESPONSABILE DELL'ATTIVITA' DOVRA' REDIGERE UN PIANO DI GESTIONE DELLE EMERGENZE SECONDO DECRETO 81/08, INTEGRANDO LE INDICAZIONI FORNITE DALL'ALLEGATO "PIANO OPERATIVO E GESTIONE DELLE EMERGENZE DEI VARCHI E DEI CANCELLI".



COMUNE DI VINCI
 Città metropolitana di Firenze
 Settore 3 - Uso e Assetto del territorio
 Servizio Lavori Pubblici

Messa in esercizio parziale impianto sportivo
 Petroio, Vinci
 via Villa Alessandri

RICHIESTA PARERE DI FATTIBILITA' ALLA CCV LPS Data: Settembre 2021

OGGETTO: PIANO OPERATIVO GESTIONE ORDINARIA E DI EMERGENZA DEI VARCHI E DEI CANCELLI PLANIMETRIA GENERALE Tavola: S1

Note

Progettazione opere architettoniche e strutturali

Studio Tecnico
Dott. Ing. Luca Bartolini
 Via E. Ciana n° 3/20 - 50049 Vinci (PI)
 Tel. 0571 92153 - Fax 0571 92154
 email: info@luccbartolini.it

Progettazione impianto elettrico e prevenzione incendi

Studio Tecnico
SALVAGIO SAMUELE & MARCHETTI DANIELE
 Periti Industriali
 Via degli Indipendenti n° 15/15 - 50025 Vinci (PI)
 Tel./Fax 0571 929115 - email: info@salvagogio.it