
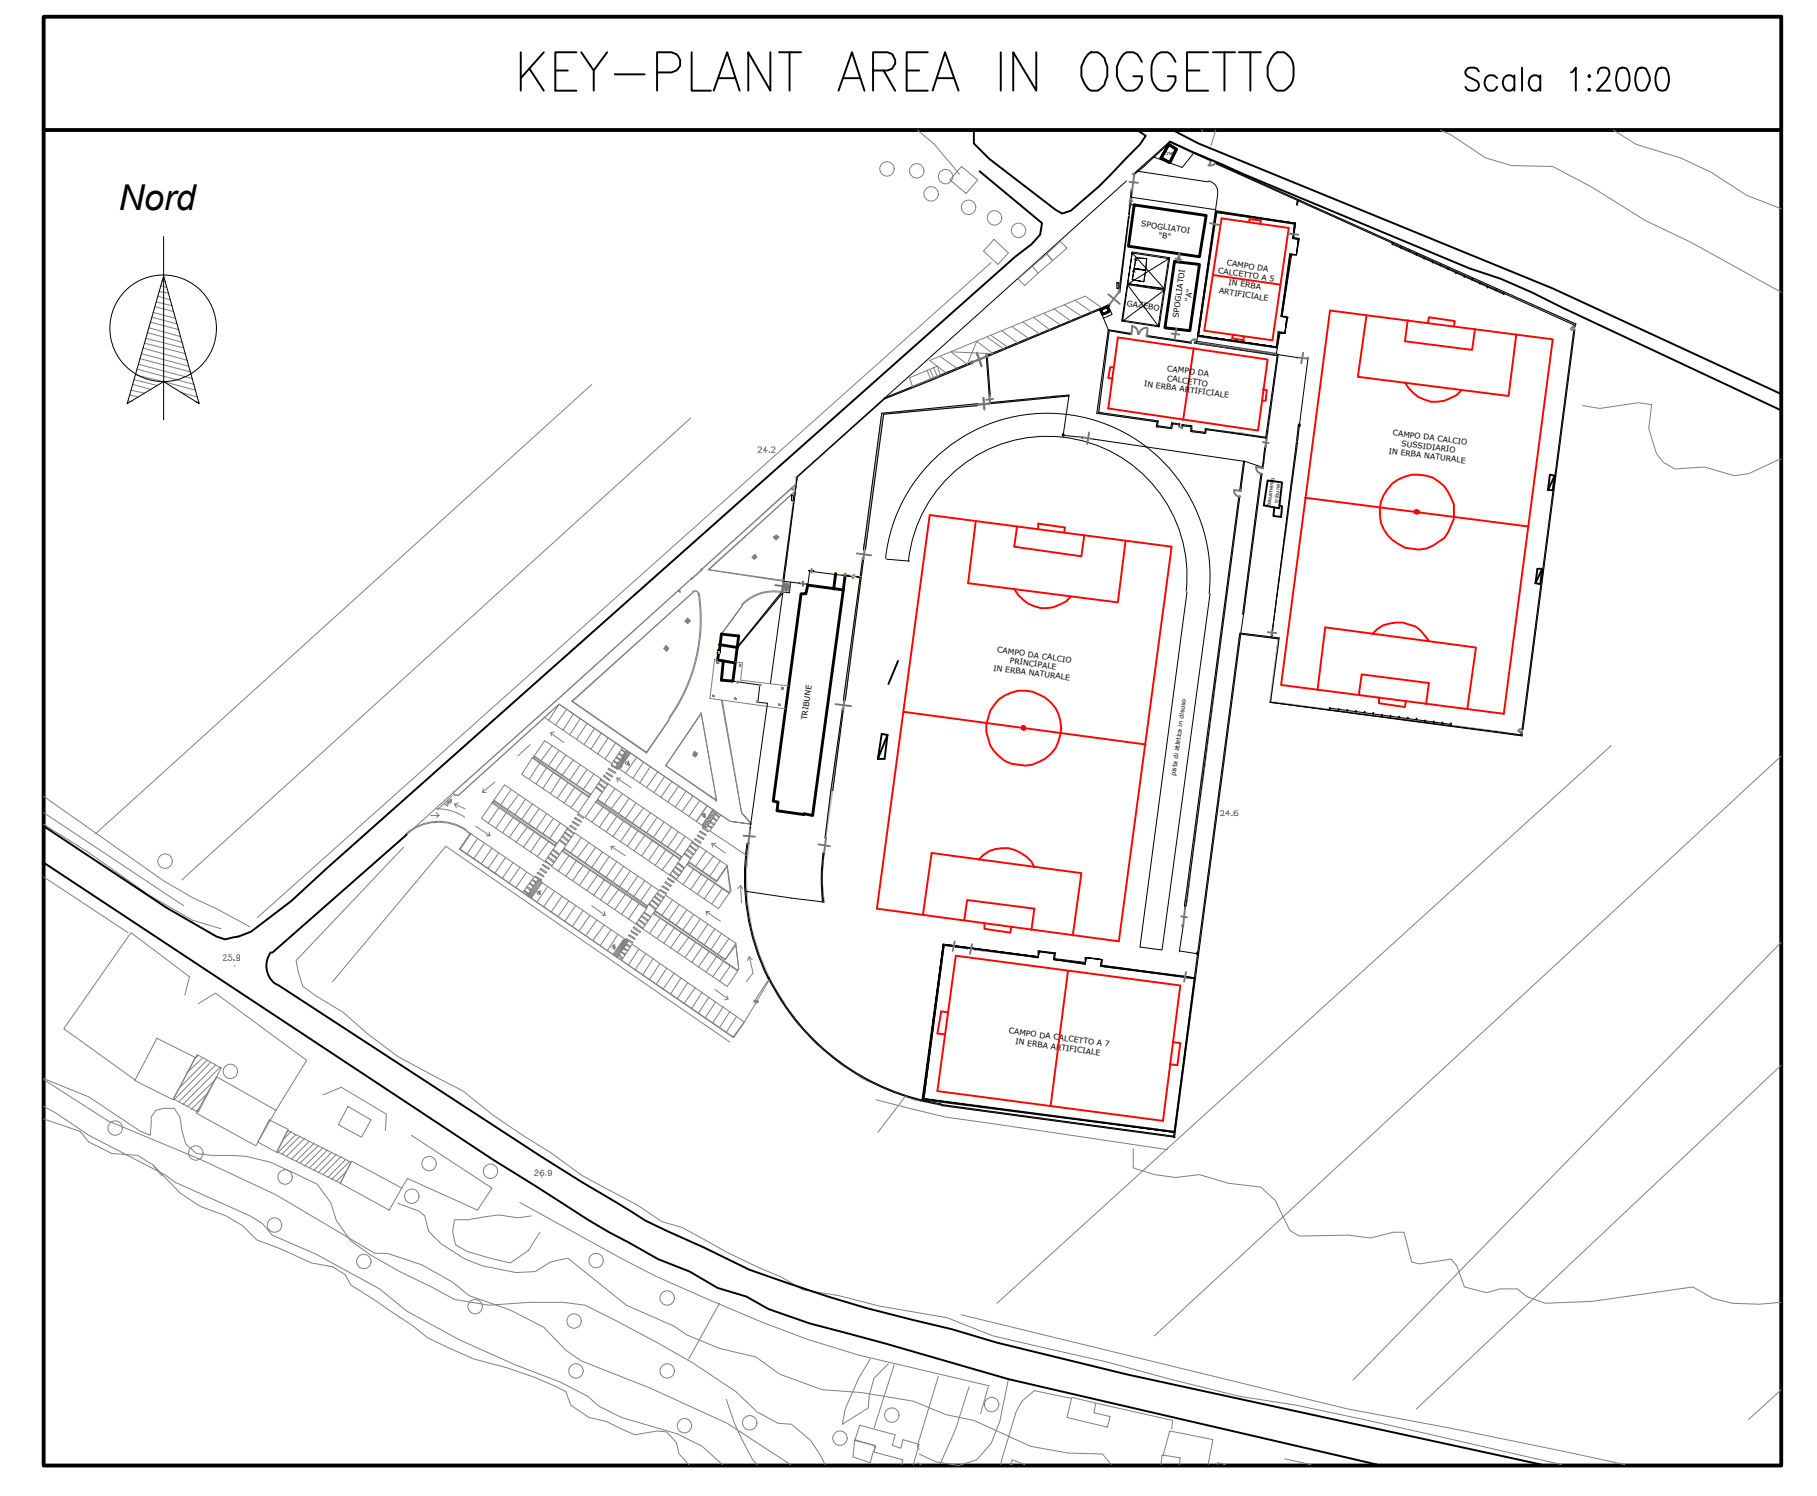
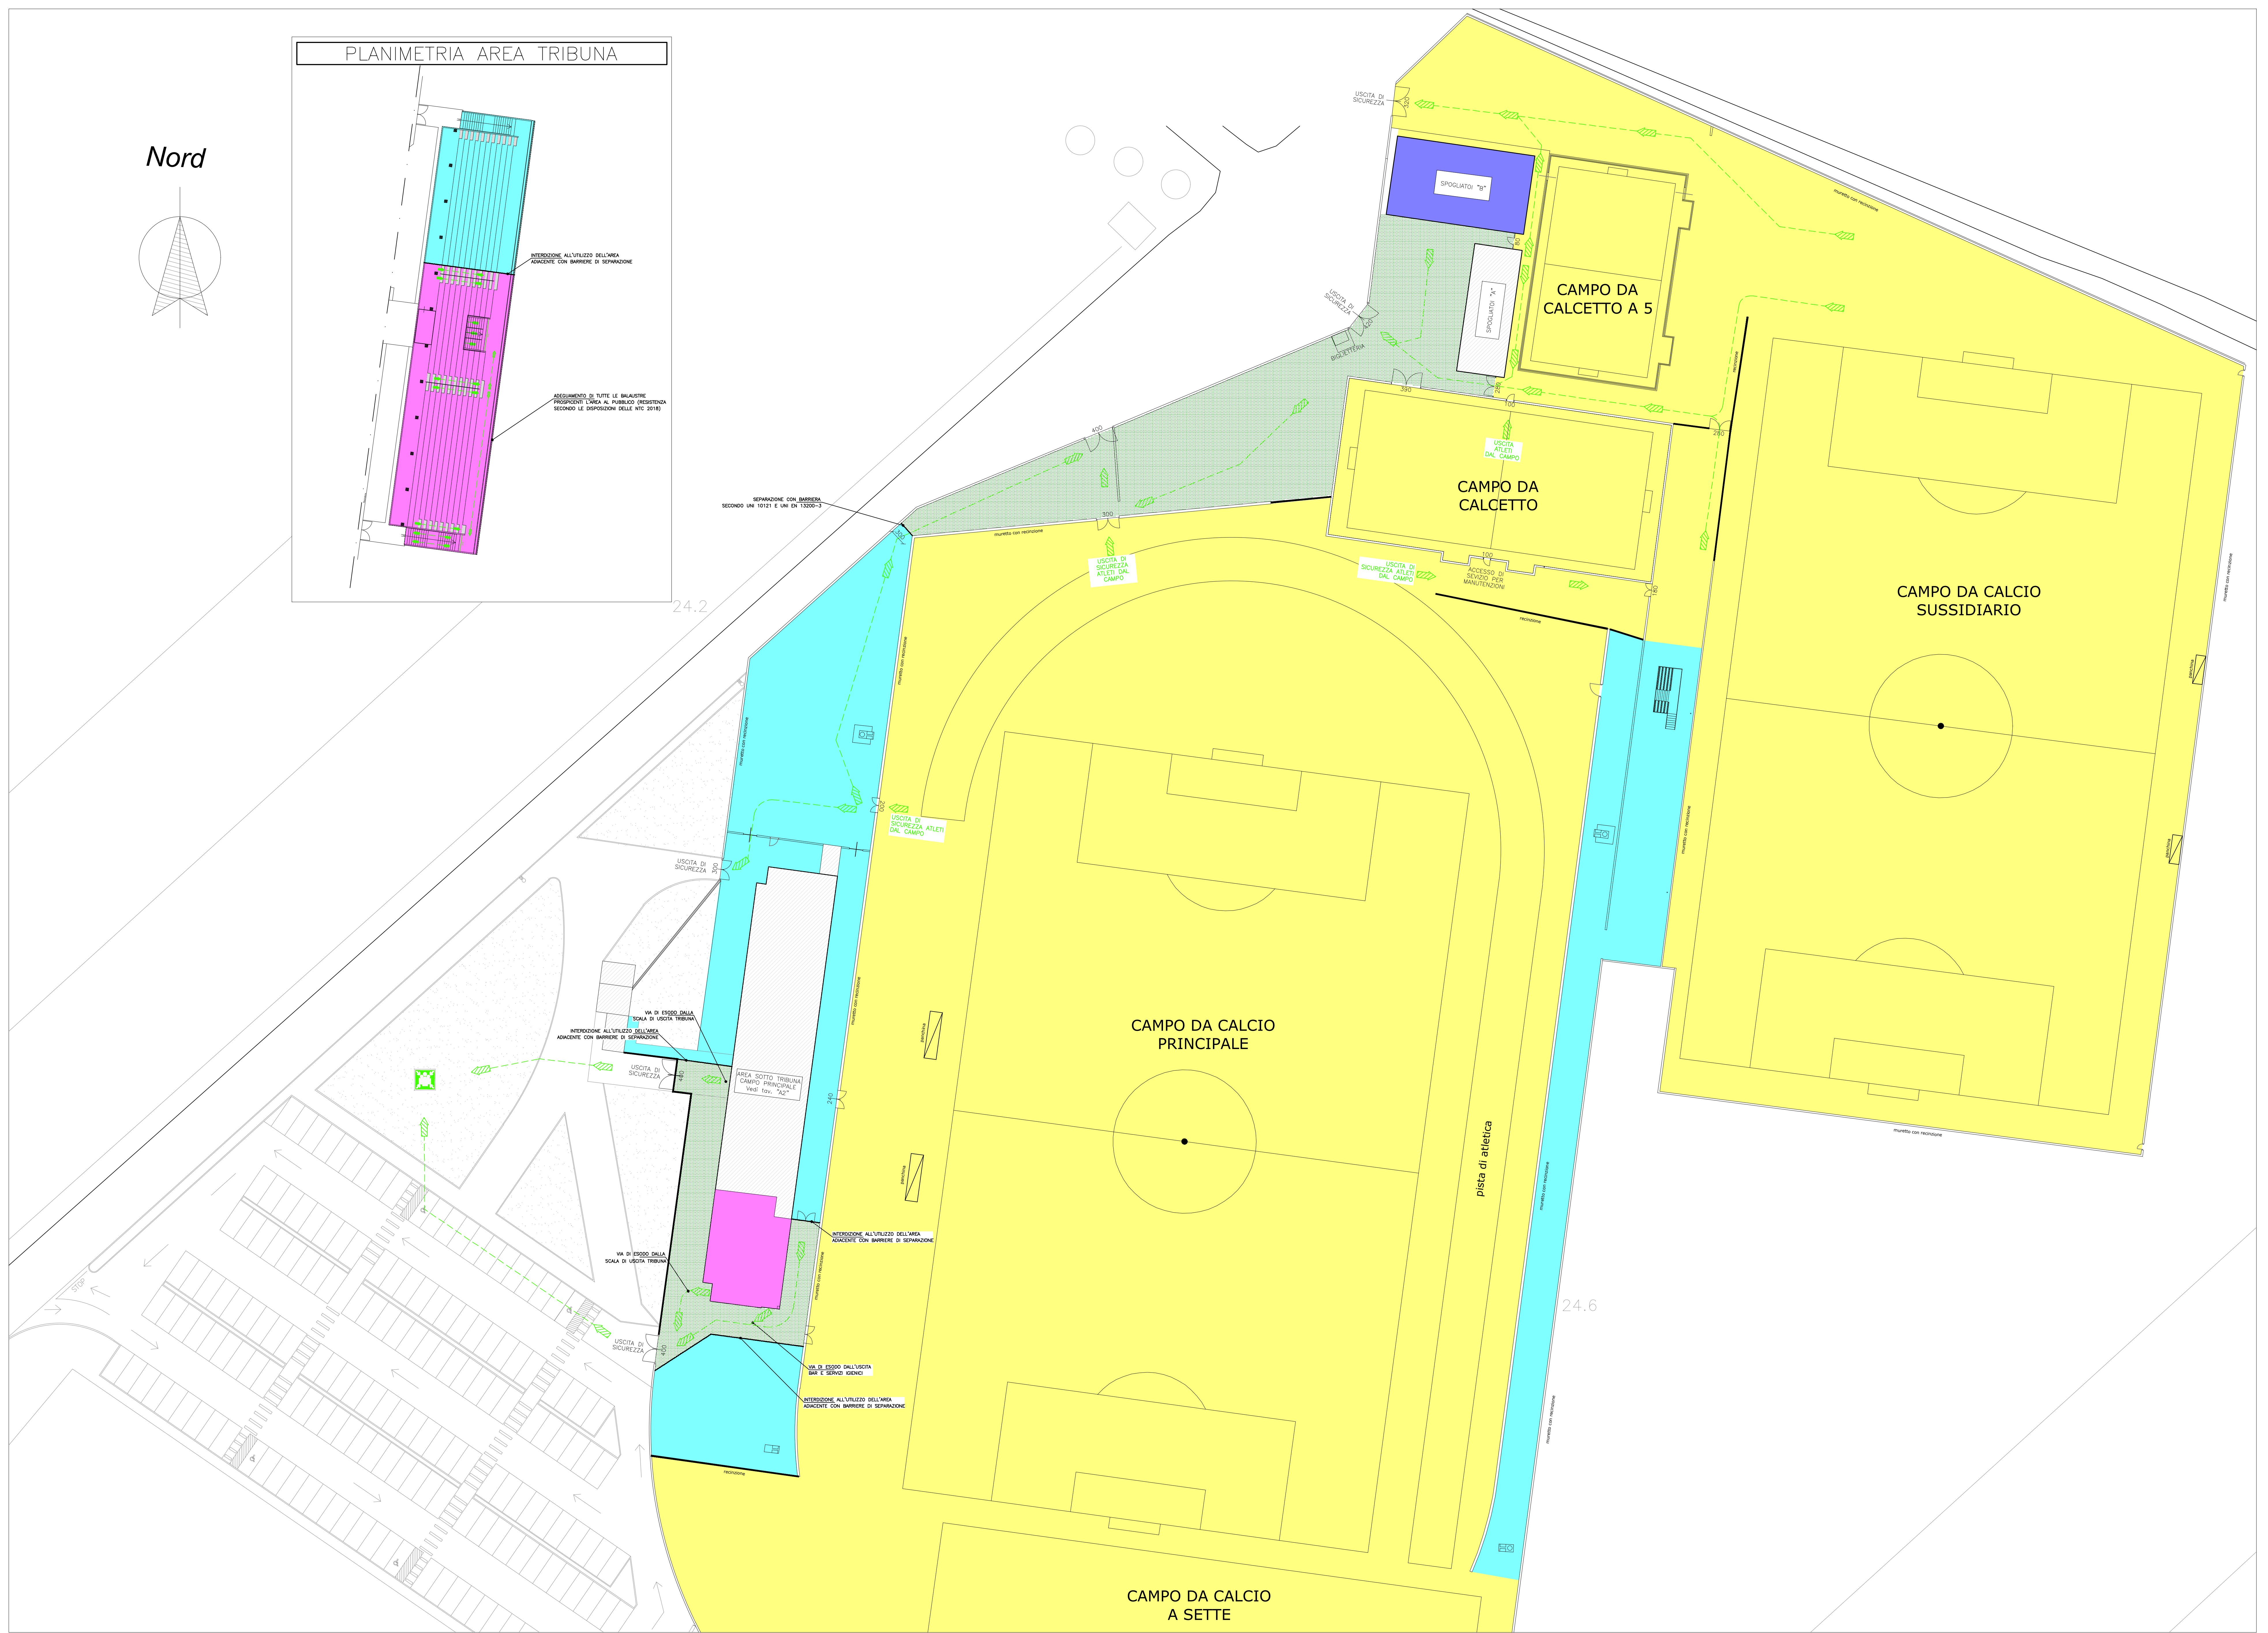
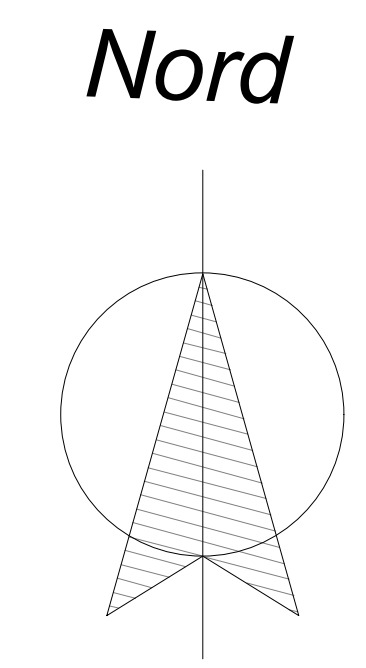


TABELLA DI IDENTIFICAZIONE AREE DI COMPETENZA

	TRIBUNA, SERVIZI IGIENICI, BAR E AREA UTILIZZATA DAL PUBBLICO VEDI TAVOLA "A1.1"
	SPOGLIATOI BLOCCO "B" UTILIZZATI DAGLI ATLETI VEDI TAVOLA "A1.2"
	AREA ESTERNA UTILIZZATA DAGLI ATLETI
	AREA ESTERNA INIBITA AL PUBBLICO
	AREA ESTERNA UTILIZZATA DAL PUBBLICO
	AREA/STRUTTURA NON OGGETTO DELLA PRESENTE RICHIESTA DI PARERE DI FATTIBILITA' ED INTERDETTA ALL'UTILIZZO.

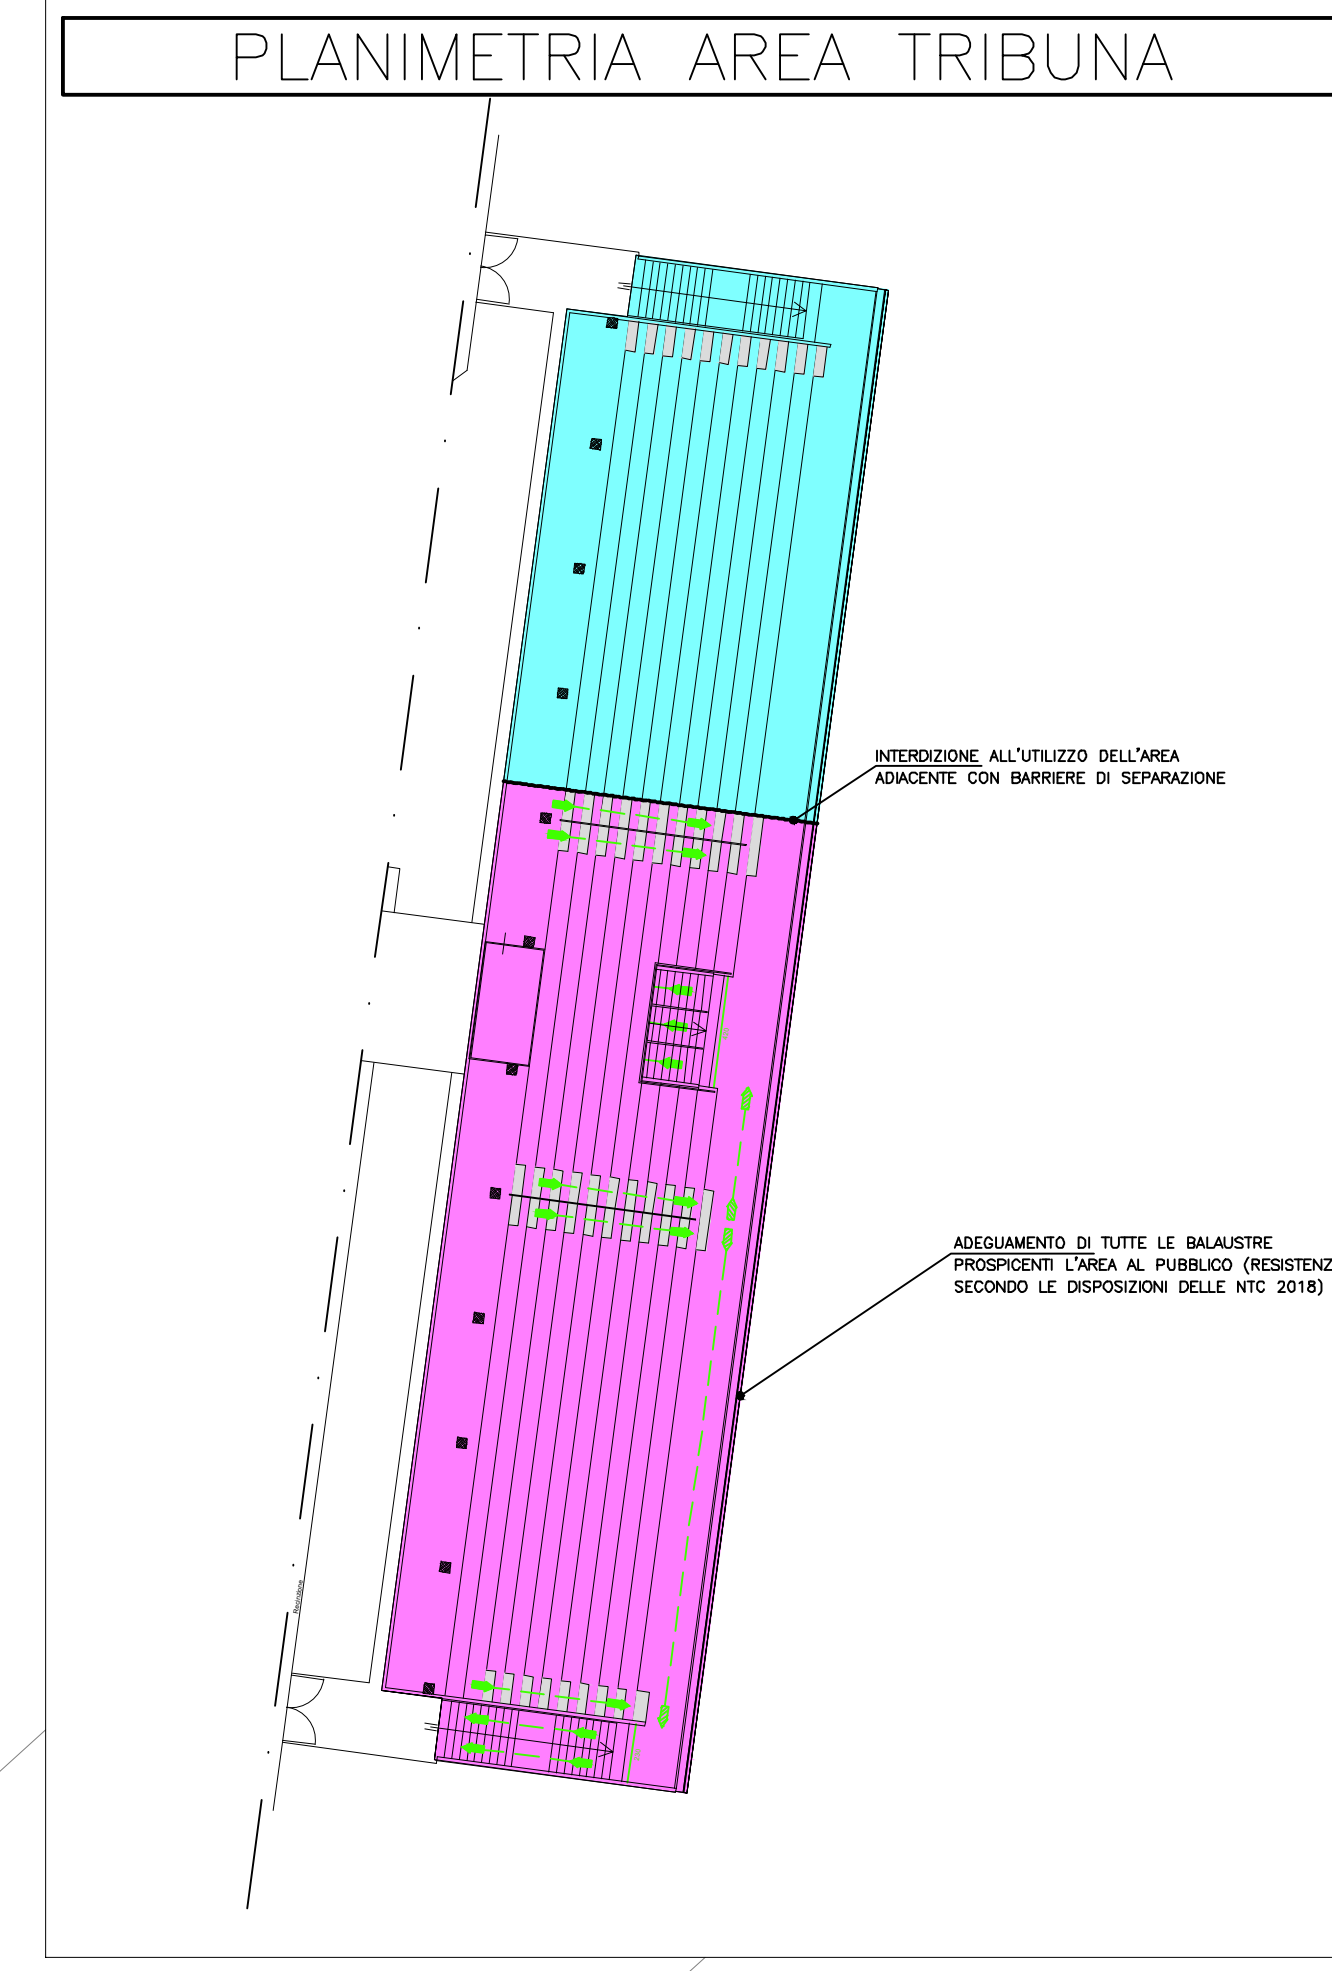

PLANIMETRIA GENERALE - Scala 1:300

LEGENDA SIMBOLI

SIMB.	DESCRIZIONE	SIMB.	DESCRIZIONE
	Indicatore percorso di uscita: sicurezza		
	Indicatore percorso di uscita: area 3 totem		
	Indicatore percorso di uscita: area foto		
	Parte di recinto		

NOTE:



Messa in esercizio parziale impianto sportivo
Petroio, Vinci
via Villa Alessandri

RICHIESTA PARERE DI FATTIBILITA' ALLA CCVLP
Data: Settembre 2021

Oggetto: PLANIMETRIA GENERALE
Tavola: A1

Note

Progettazione opere architettoniche e strutturali
Studio Tecnico
Dott. Ing. Luca Bartolini
Via G. Cesare 171, 50018 - Petrucci (PI)
Tel. 0571 914141 - Fax 0571 914142
www.lgt.it

Progettazione impianto elettrico e prevenzione incendi
Studio Tecnico
SALVAGGIO SAMUELE & MARCHETTI DANIELE
Part. Inedite
Via Fagnola 118, 50018 Borgo San Jacopo - Vinci (PI)
Tel. Fax 0571 901116 - email: studi@samaggruppamenti.it