


Legenda	
<span style="color: red;">—</span>	Costruzione parete in cartongesso EI 60
<span style="color: yellow;">—</span>	Demolizione
<span style="color: green;">—</span>	Paccaggio con laste cartongesso EI 60
<span style="color: magenta;">—</span>	Cassellatura all'estri cartongesso EI 60
<span style="color: red;">—</span>	Porta antincendio EI 60
<span style="color: yellow;">⊠</span>	Rimozione controsoffitto esistente

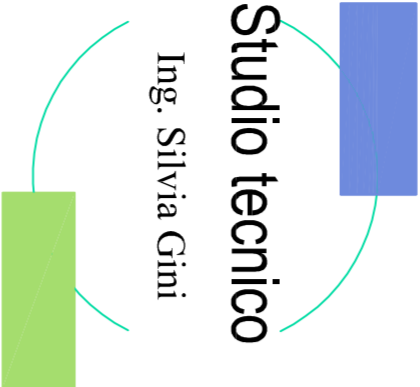

Progettazione impianti  
elettrici, riscaldamento,  
condizionamento,  
antincendio, sicurezza.

Via D. Maestrelli, 7 50053 Empoli (FI)  
Tel: 0571-82600 Fax: 0571-82600  
E-Mail: [stignis@alice.it](mailto:stignis@alice.it)

PROGETTO: Progetto esecutivo adeguamento antincendio

OGGETTO: Planimetria demolizioni e ricostruzioni PP

ADEGUAMENTO ANTINCENDIO ASILO NIDO

LOCALITA': LOCALITA' VITOLINI  
VIA DELLA LIBERTA' N°58 VINCI (FI)

PROGETTISTA: Ing. Silvia Gini COMMITTENTE: Comune di Vinci

DIR. LAV.: Ing. Silvia Gini

DATA Dicembre 2019


SCALA 1:100

TAVOLA N°  
**A02**

PROGETTISTA COMMITTENTE

IMPRESA

## PIANTA PIANO PRIMO I:100

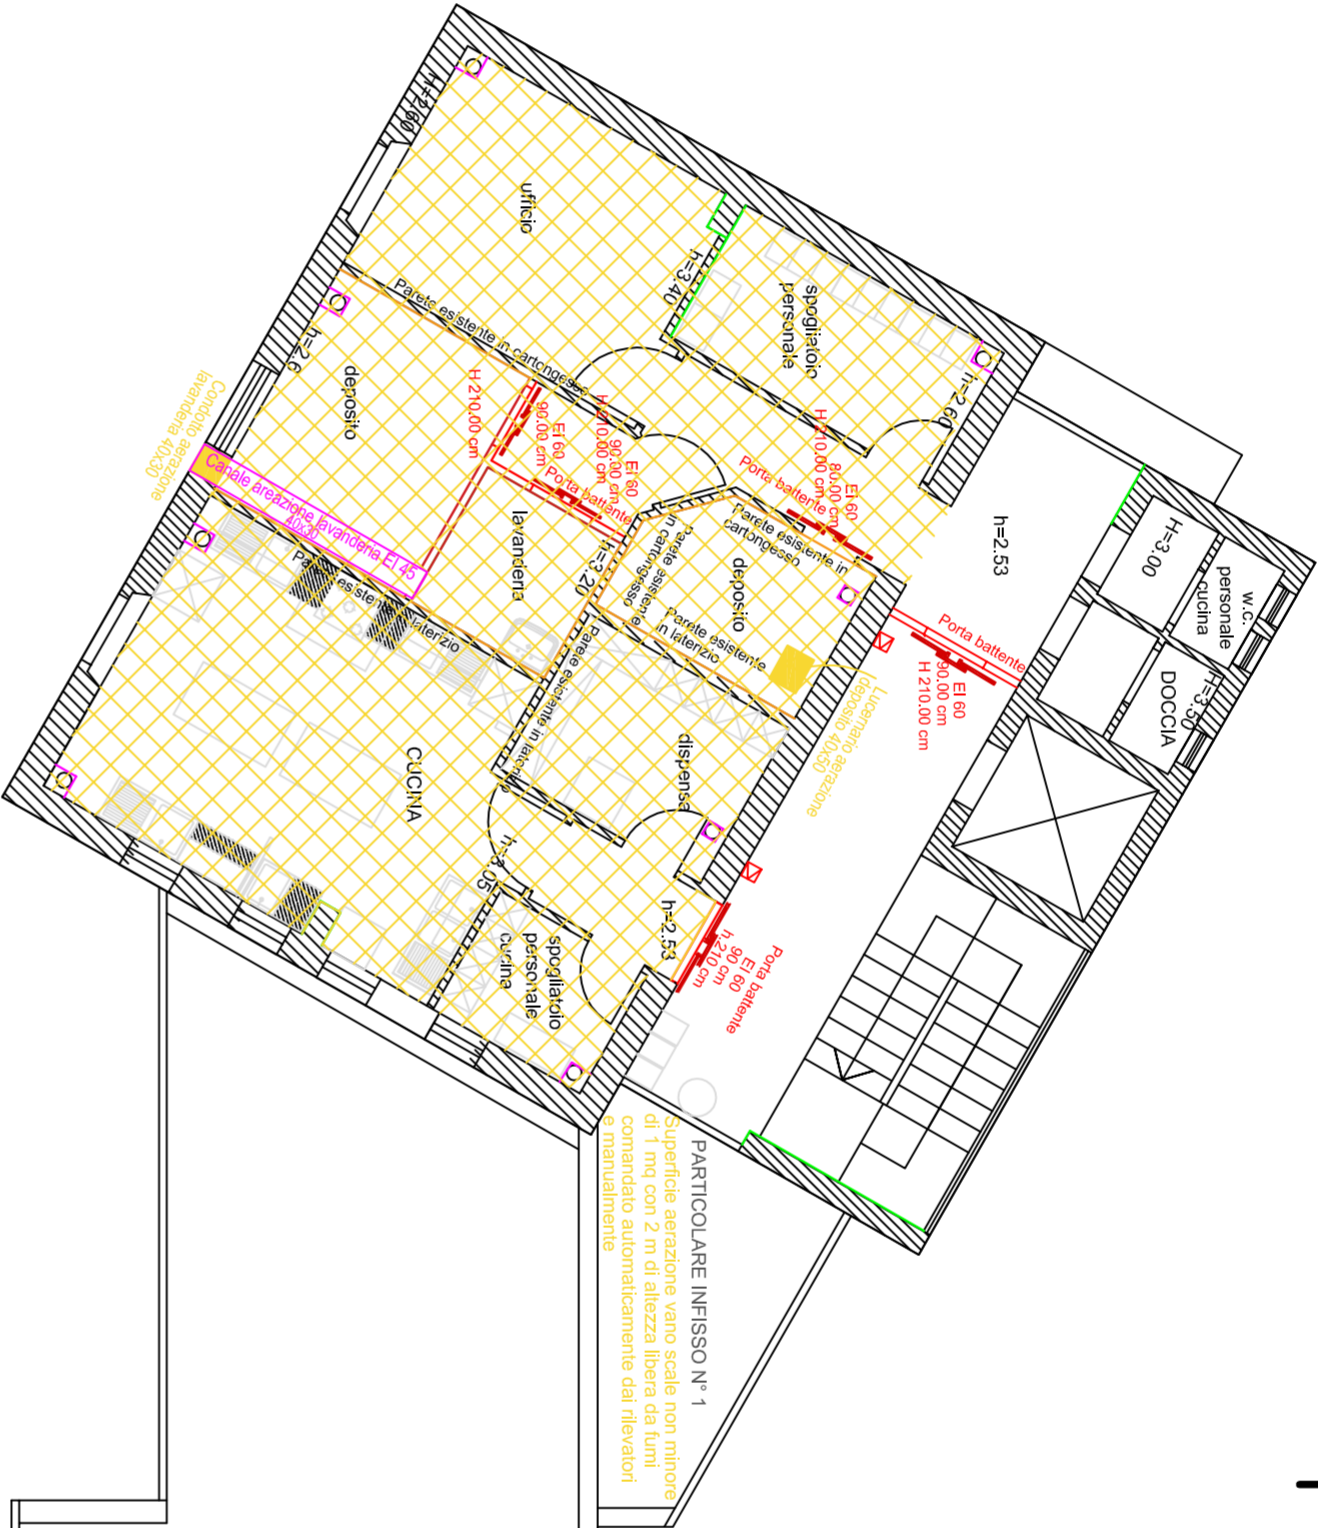

PARTICOLARE INFISSO N° 1  
Superficie aerazione vano scale non inferiore di 1 mq con 2 in di altezza libera da tutti i manufatti

PARTICOLARE INFISSO N° 1  
SCALA 1:50

